



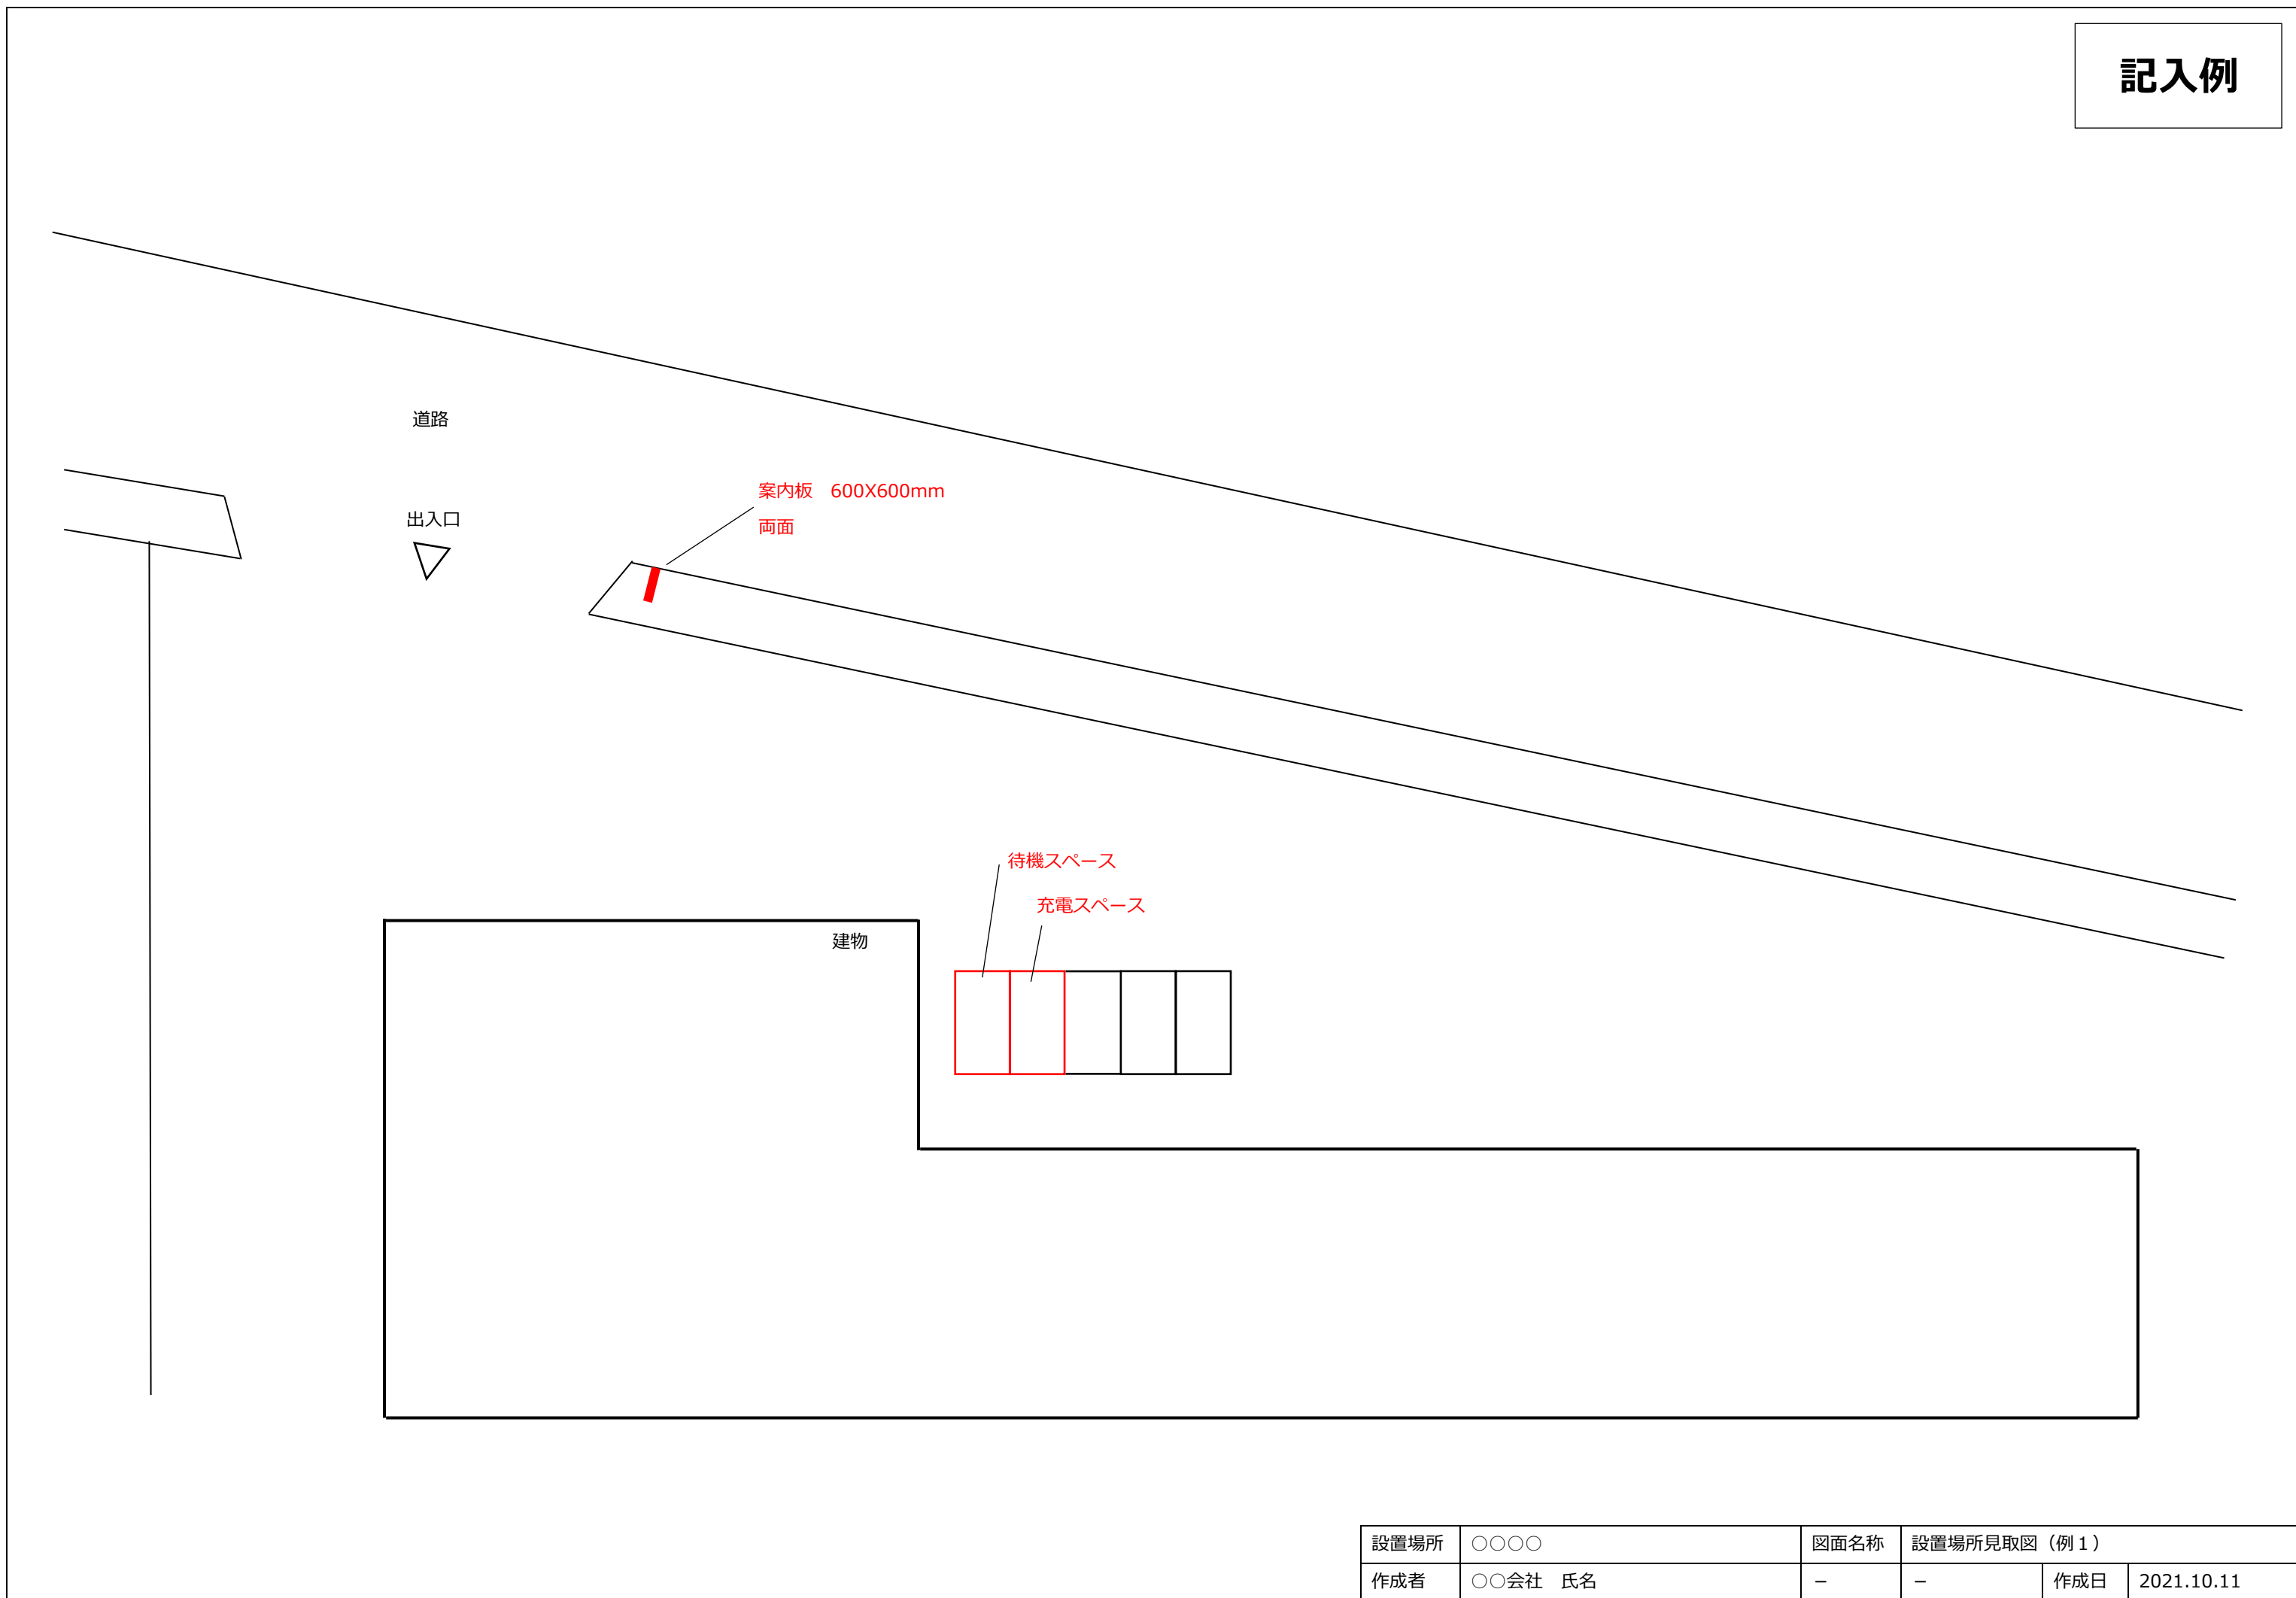

|      |         |      |             |     |            |
|------|---------|------|-------------|-----|------------|
| 設置場所 | 〇〇〇〇    | 図面名称 | 設置場所見取図（例１） |     |            |
| 作成者  | 〇〇会社 氏名 | －    | －           | 作成日 | 2021.10.11 |

記入例

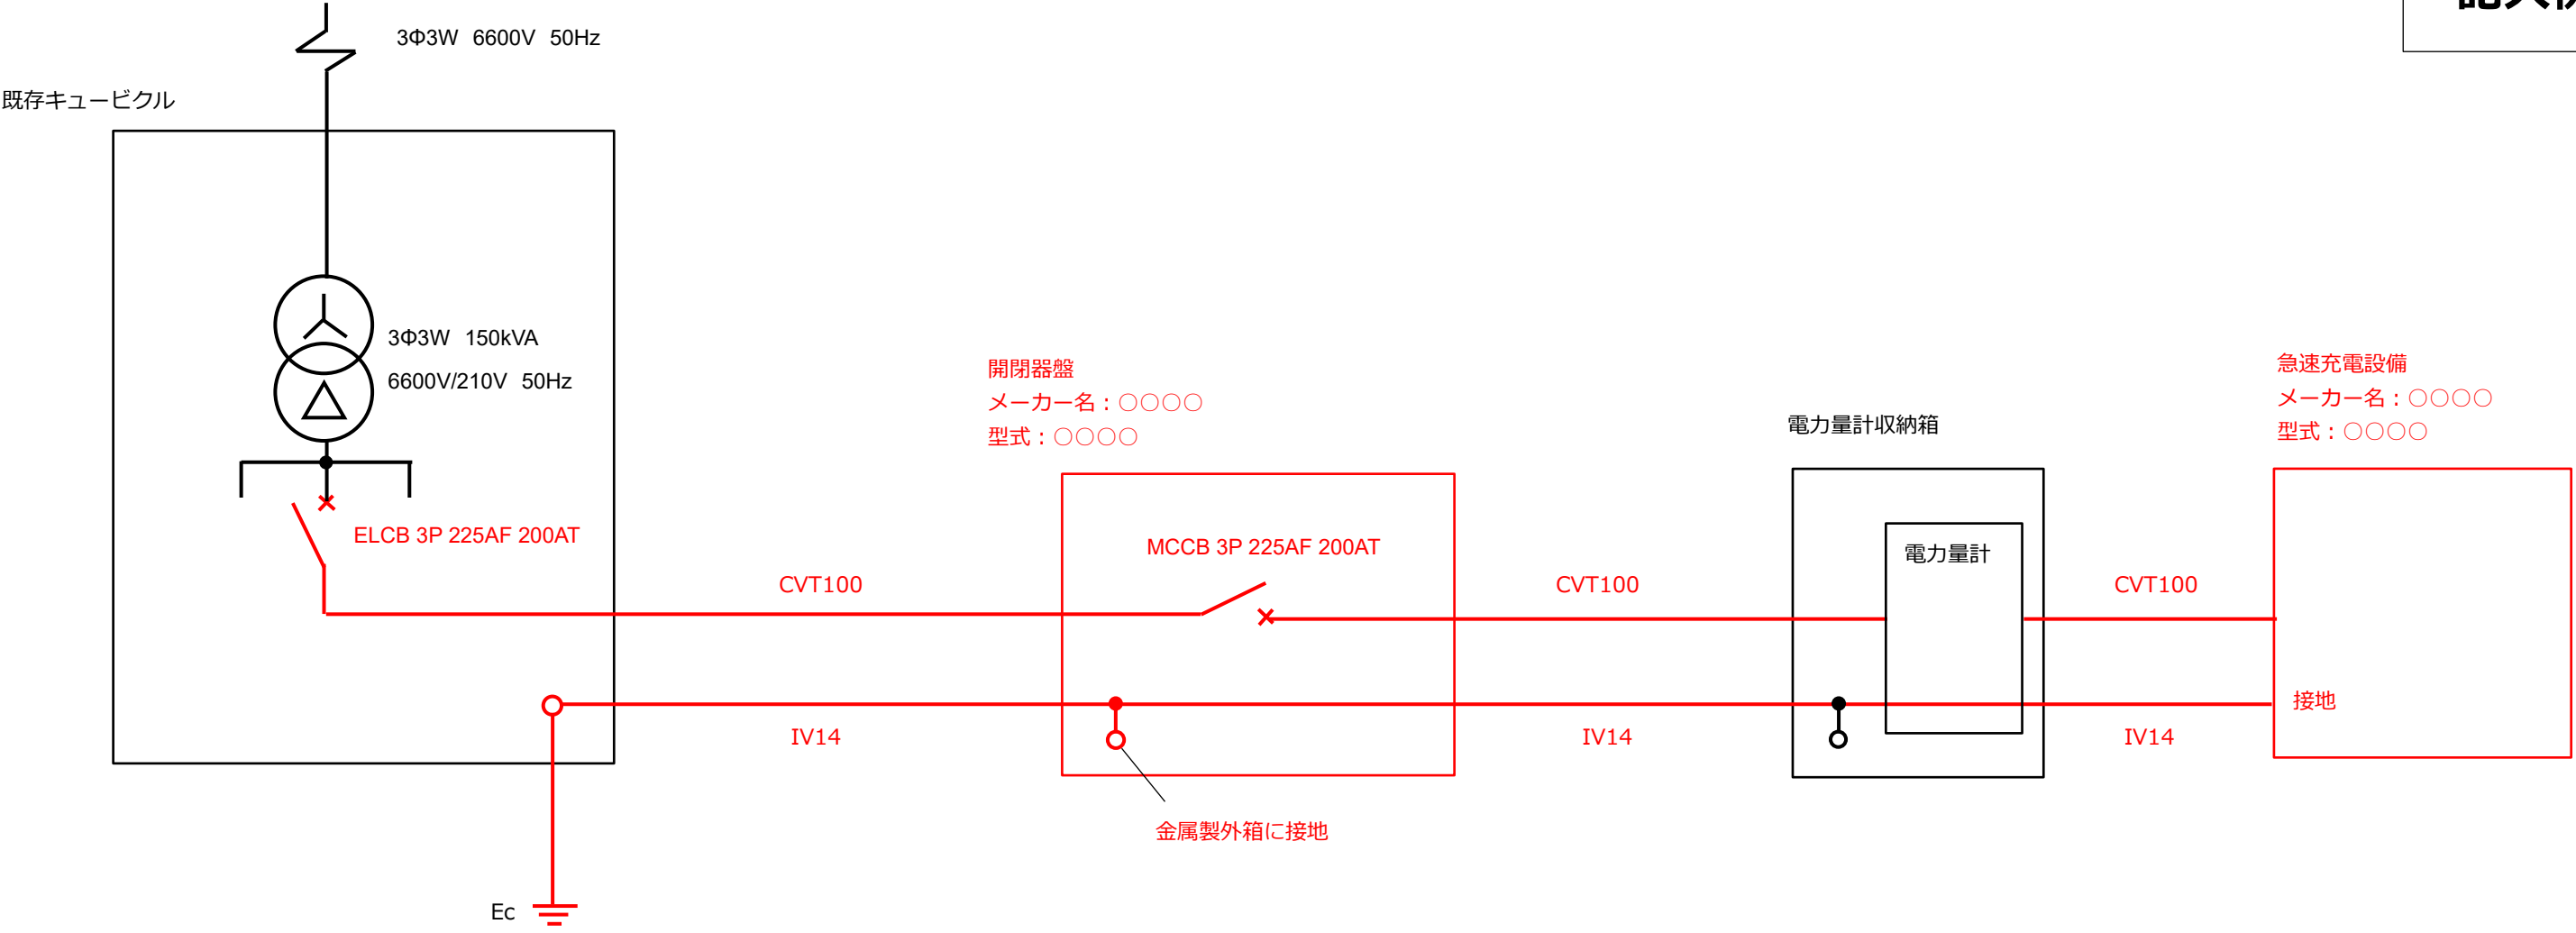


|      |         |      |           |     |            |
|------|---------|------|-----------|-----|------------|
| 設置場所 | 〇〇〇〇    | 図面名称 | 電気系統図（例１） |     |            |
| 作成者  | 〇〇会社 氏名 | -    | -         | 作成日 | 2021.10.11 |

配線、配管の全長


|              |     |
|--------------|-----|
| CVT100       | 75m |
| IV14         | 75m |
| E75(ねじなし電線管) | 10m |
| FEP80        | 65m |

記入例


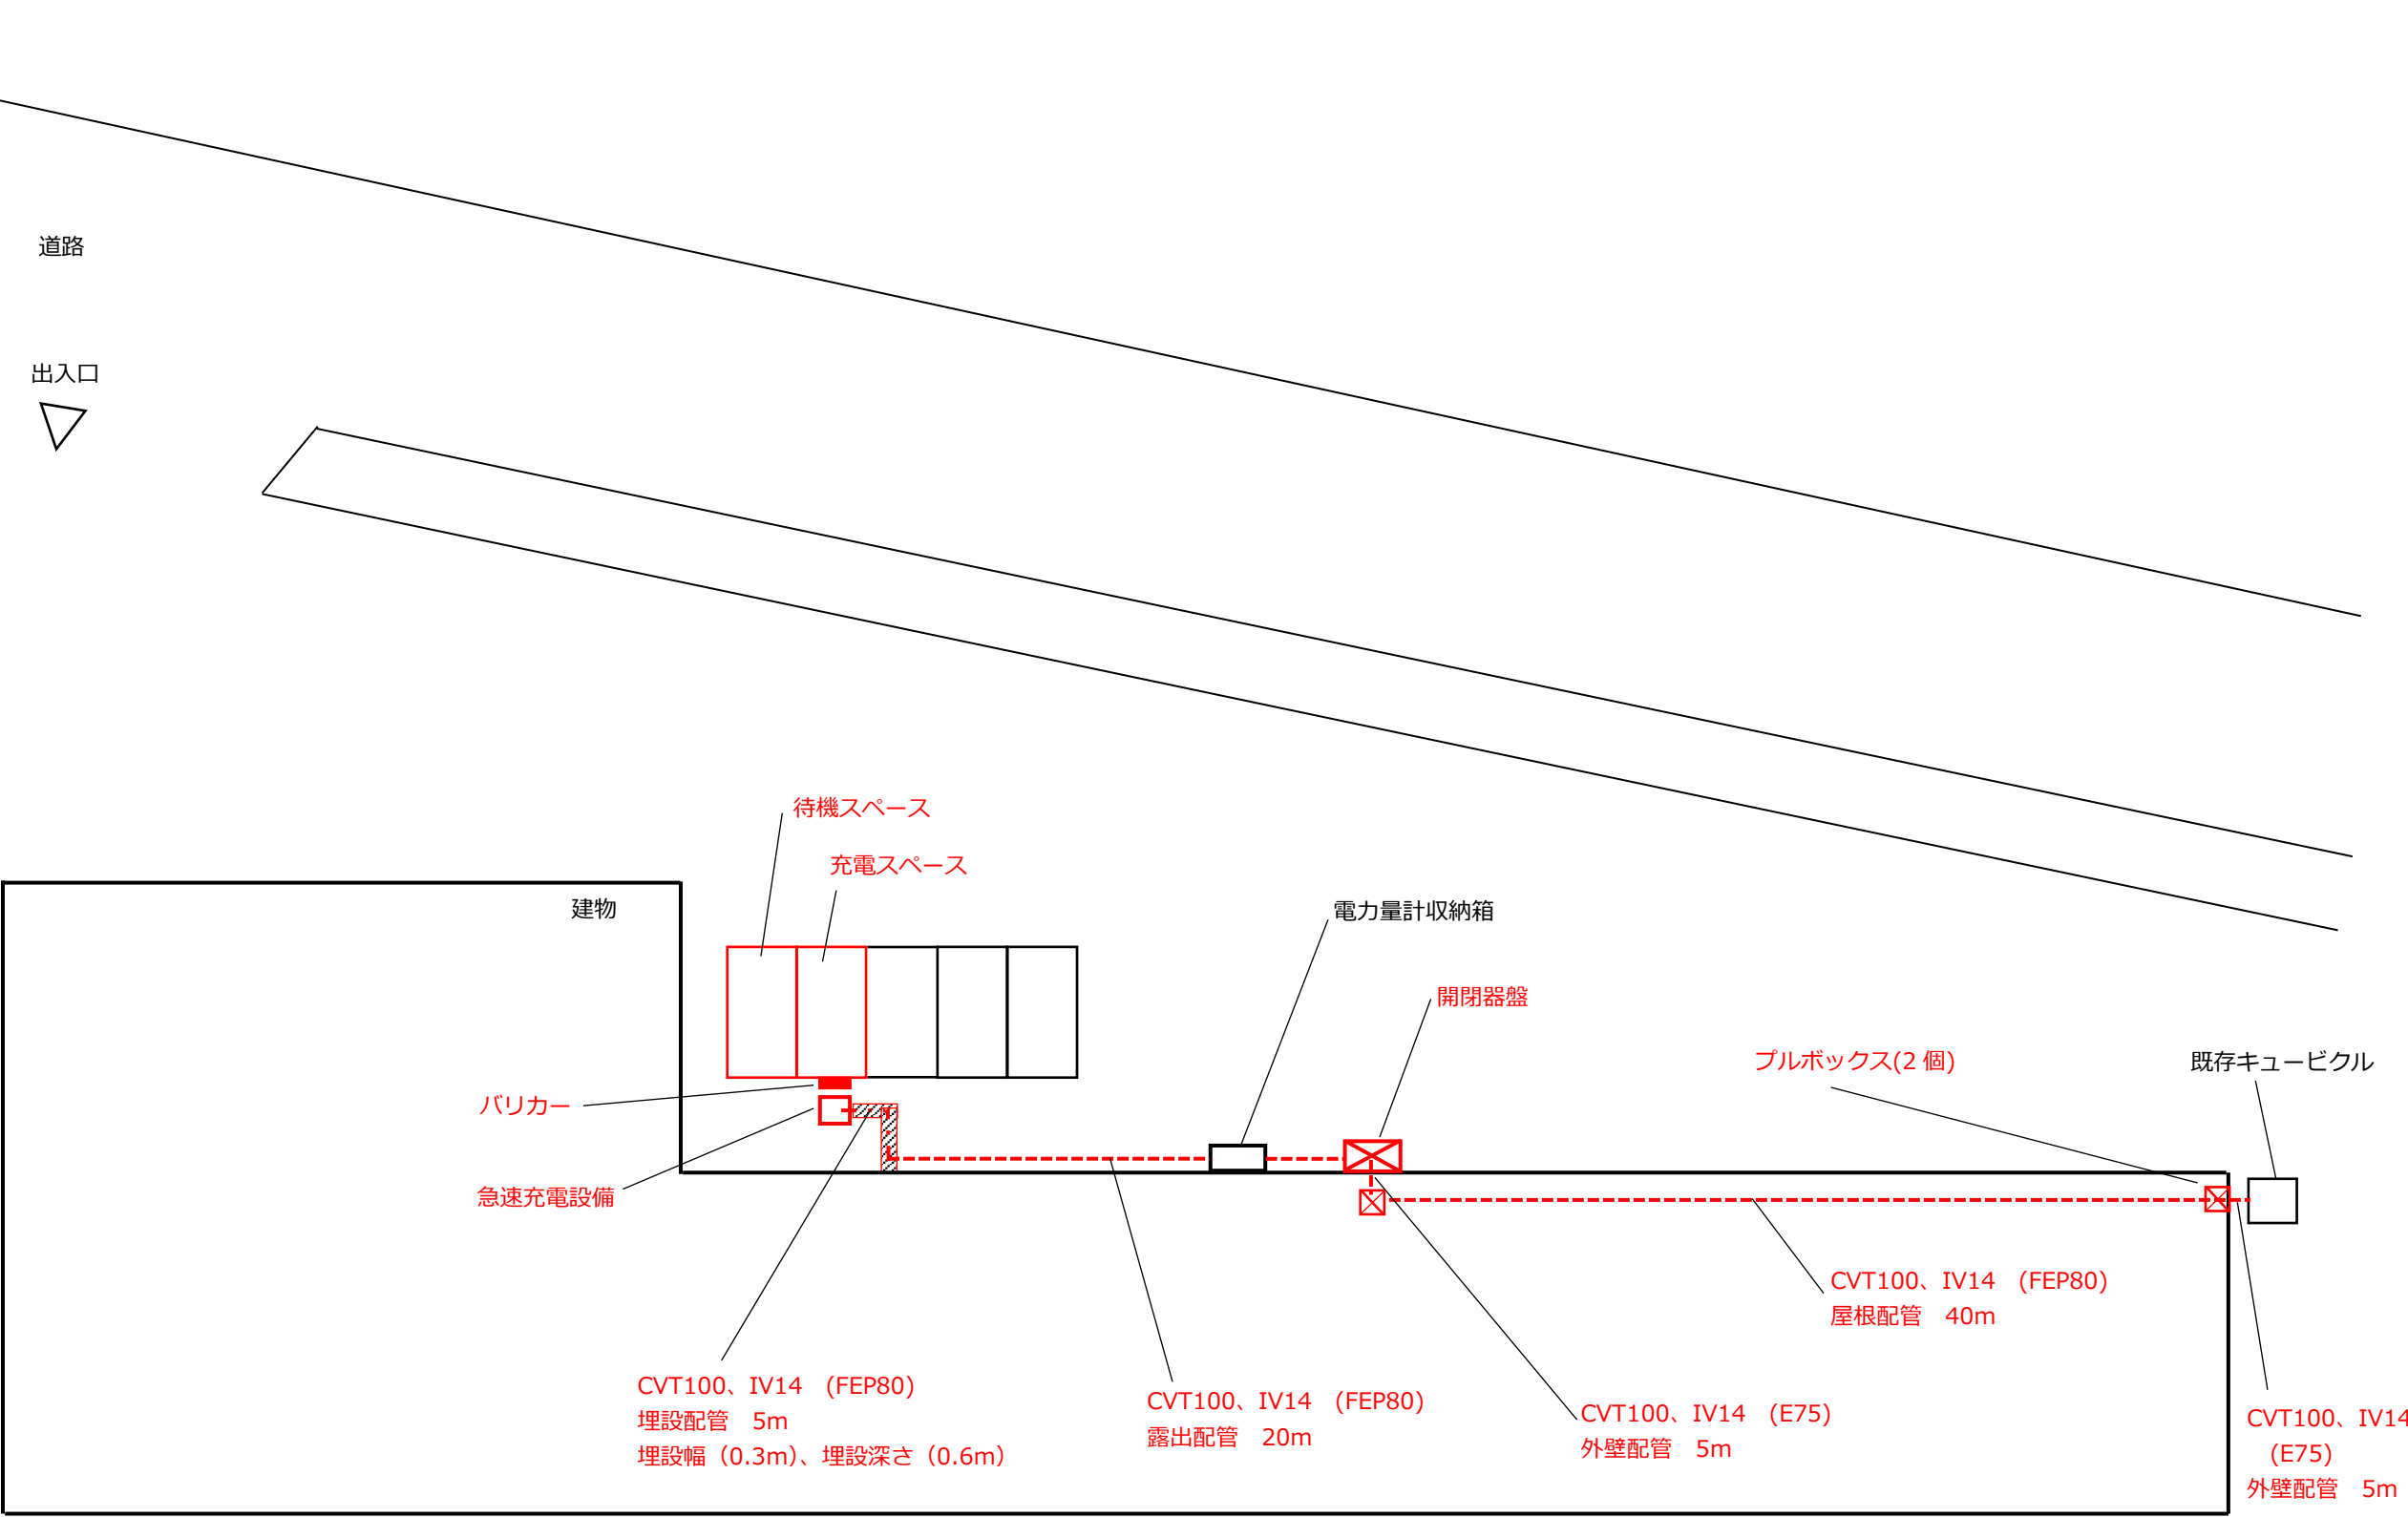


|      |         |      |              |     |            |
|------|---------|------|--------------|-----|------------|
| 設置場所 | 〇〇〇〇    | 図面名称 | 配線ルート図 (例 1) |     |            |
| 作成者  | 〇〇会社 氏名 | 縮尺   | 1/300        | 作成日 | 2021.10.11 |

記入例

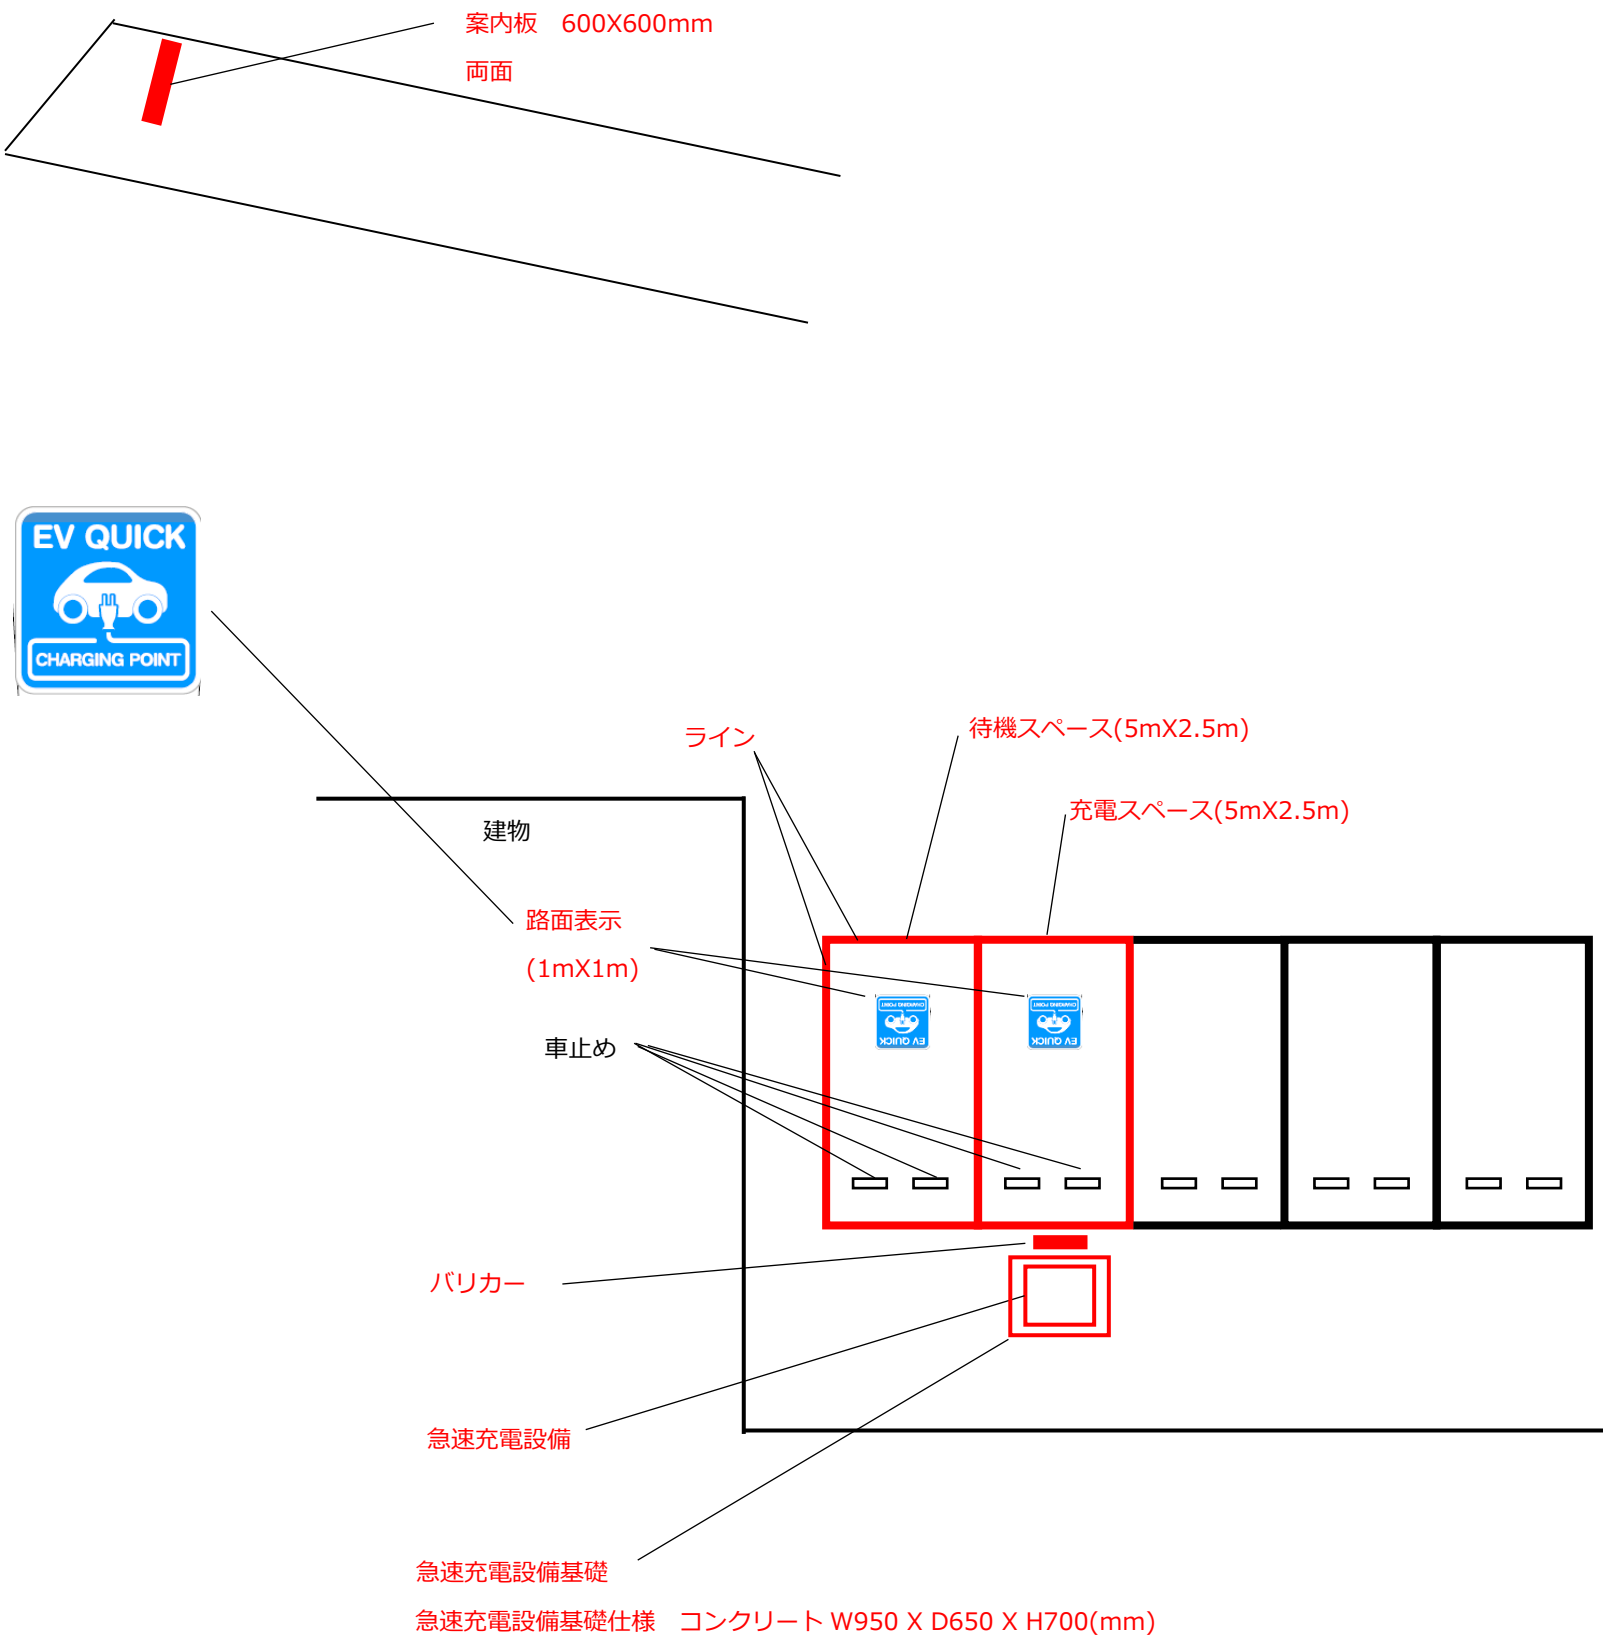

案内板仕様

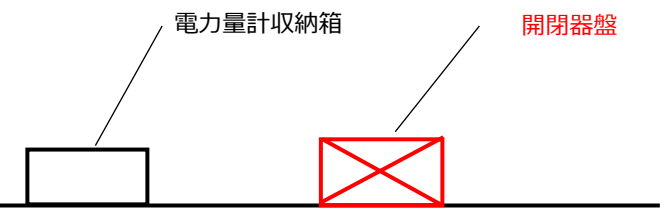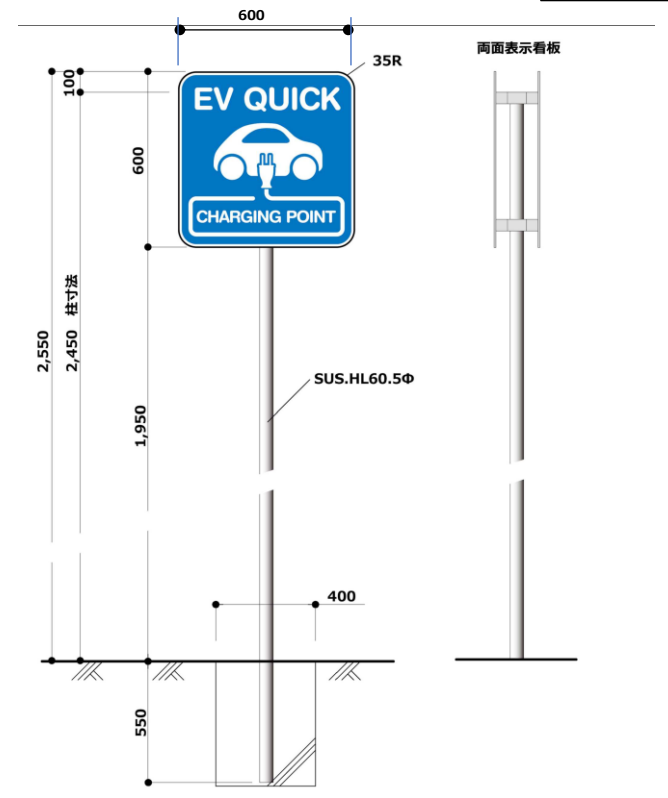

|      |         |      |         |     |            |
|------|---------|------|---------|-----|------------|
| 設置場所 | 〇〇〇〇    | 図面名称 | 平面図（例１） |     |            |
| 作成者  | 〇〇会社 氏名 | 縮尺   | 1/150   | 作成日 | 2021.10.11 |

記入例

建物

案内板 600X600mm  
両面

充電スペース

歩道




出入口


道路

|      |         |      |              |     |            |
|------|---------|------|--------------|-----|------------|
| 設置場所 | 〇〇〇〇    | 図面名称 | 設置場所見取図（例 2） |     |            |
| 作成者  | 〇〇会社 氏名 | －    | －            | 作成日 | 2021.10.15 |

## 記入例

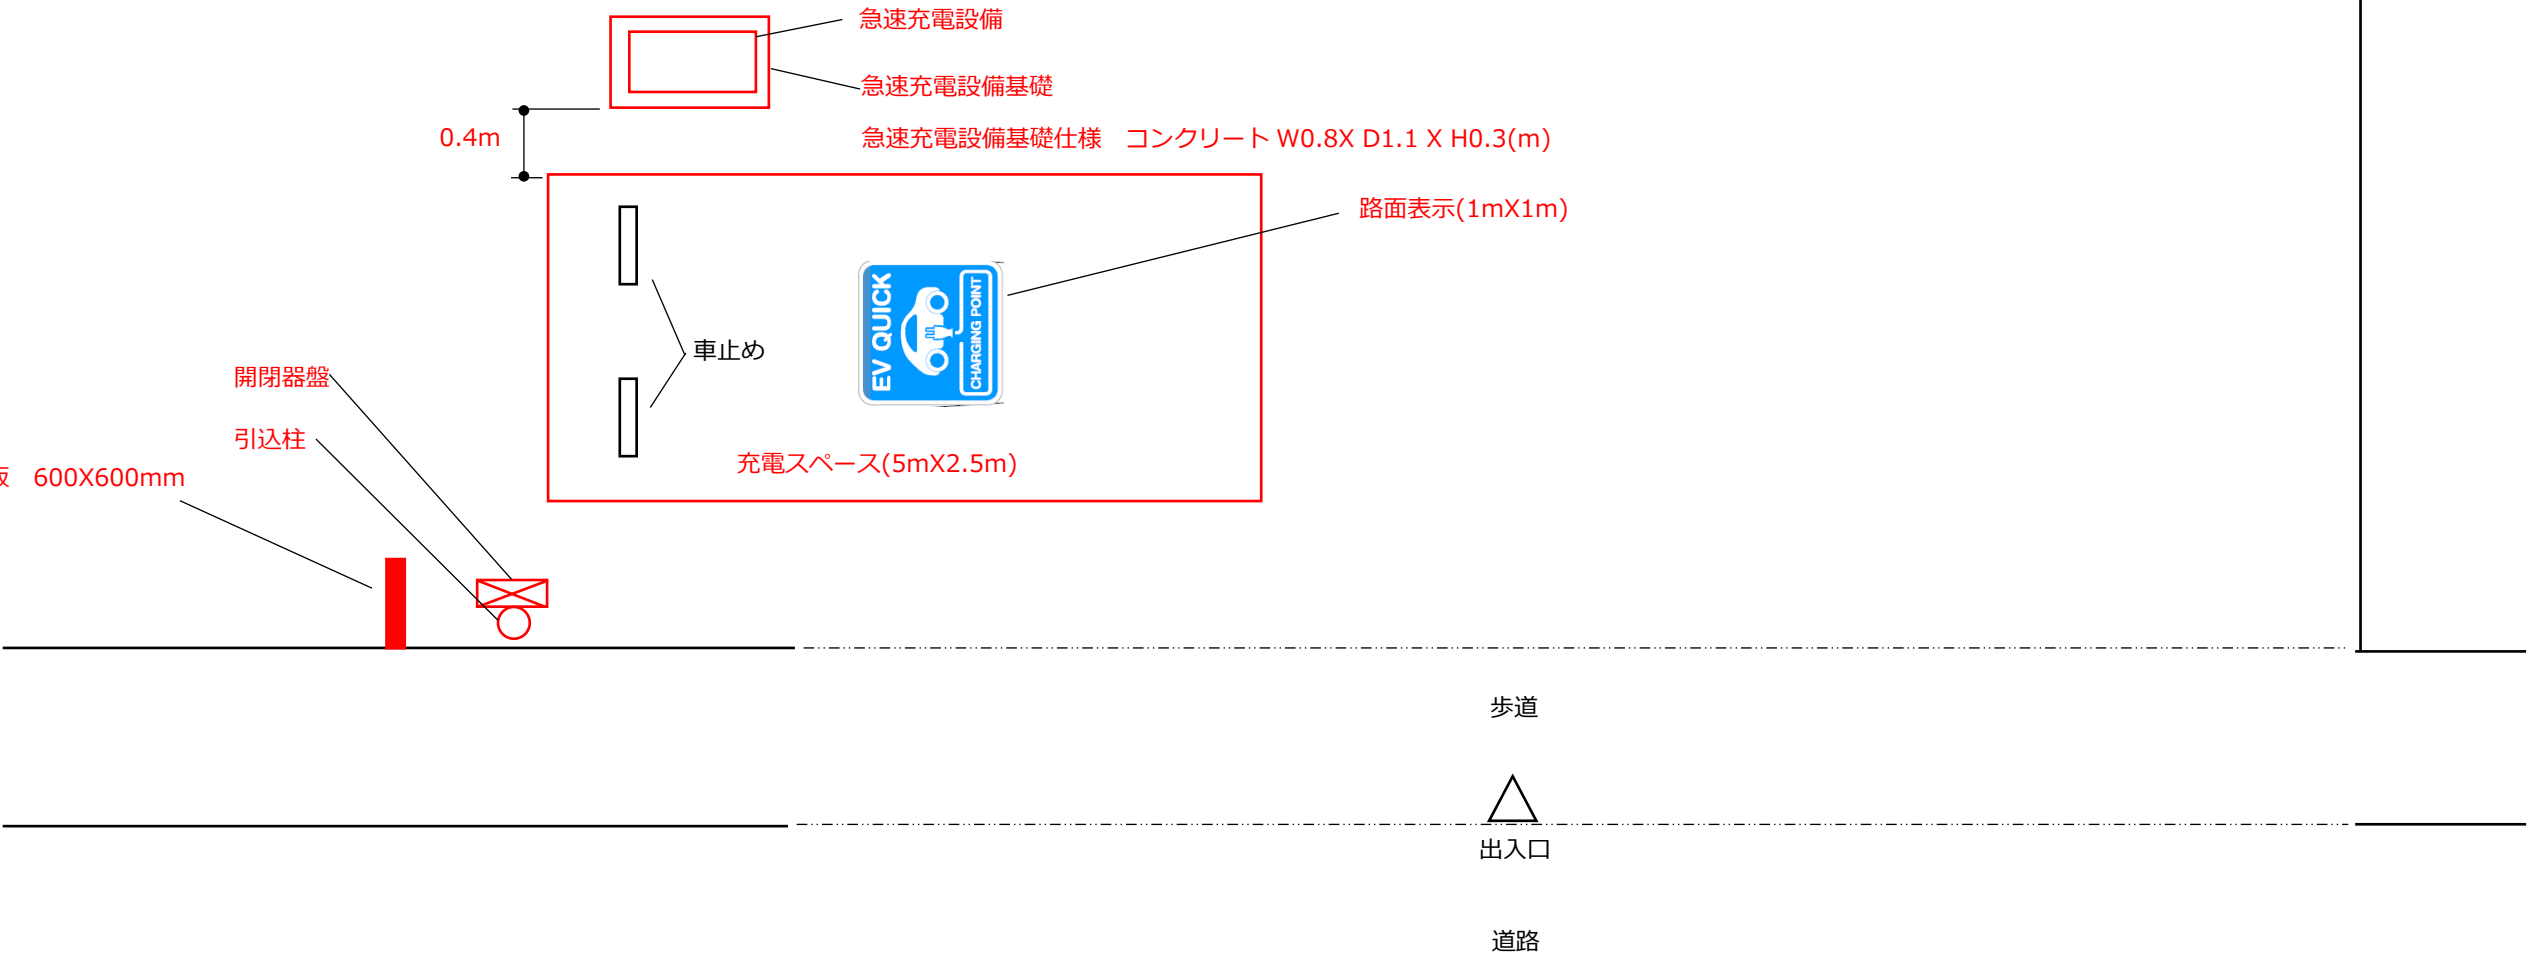


## 案内板仕様

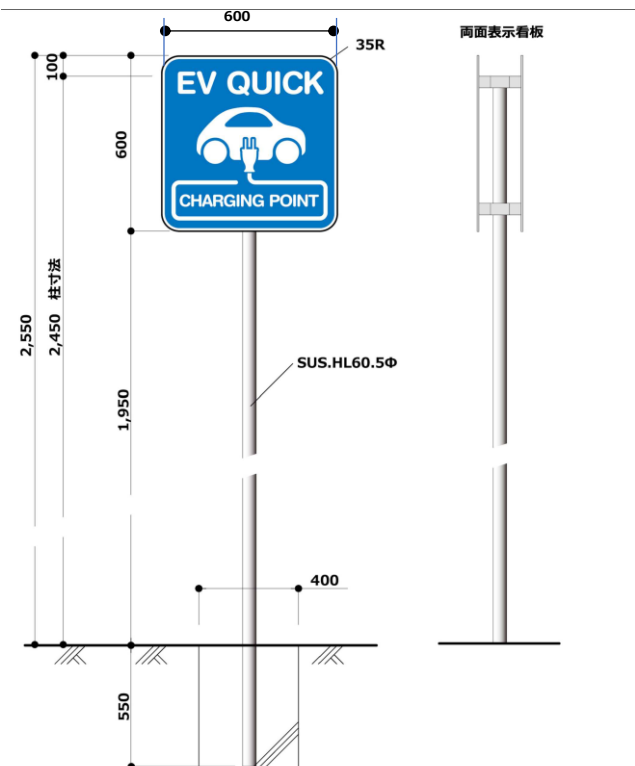



|      |         |      |           |     |            |
|------|---------|------|-----------|-----|------------|
| 設置場所 | 〇〇〇〇    | 図面名称 | 平面図 (例 2) |     |            |
| 作成者  | 〇〇会社 氏名 | 縮尺   | 1/50      | 作成日 | 2021.10.15 |



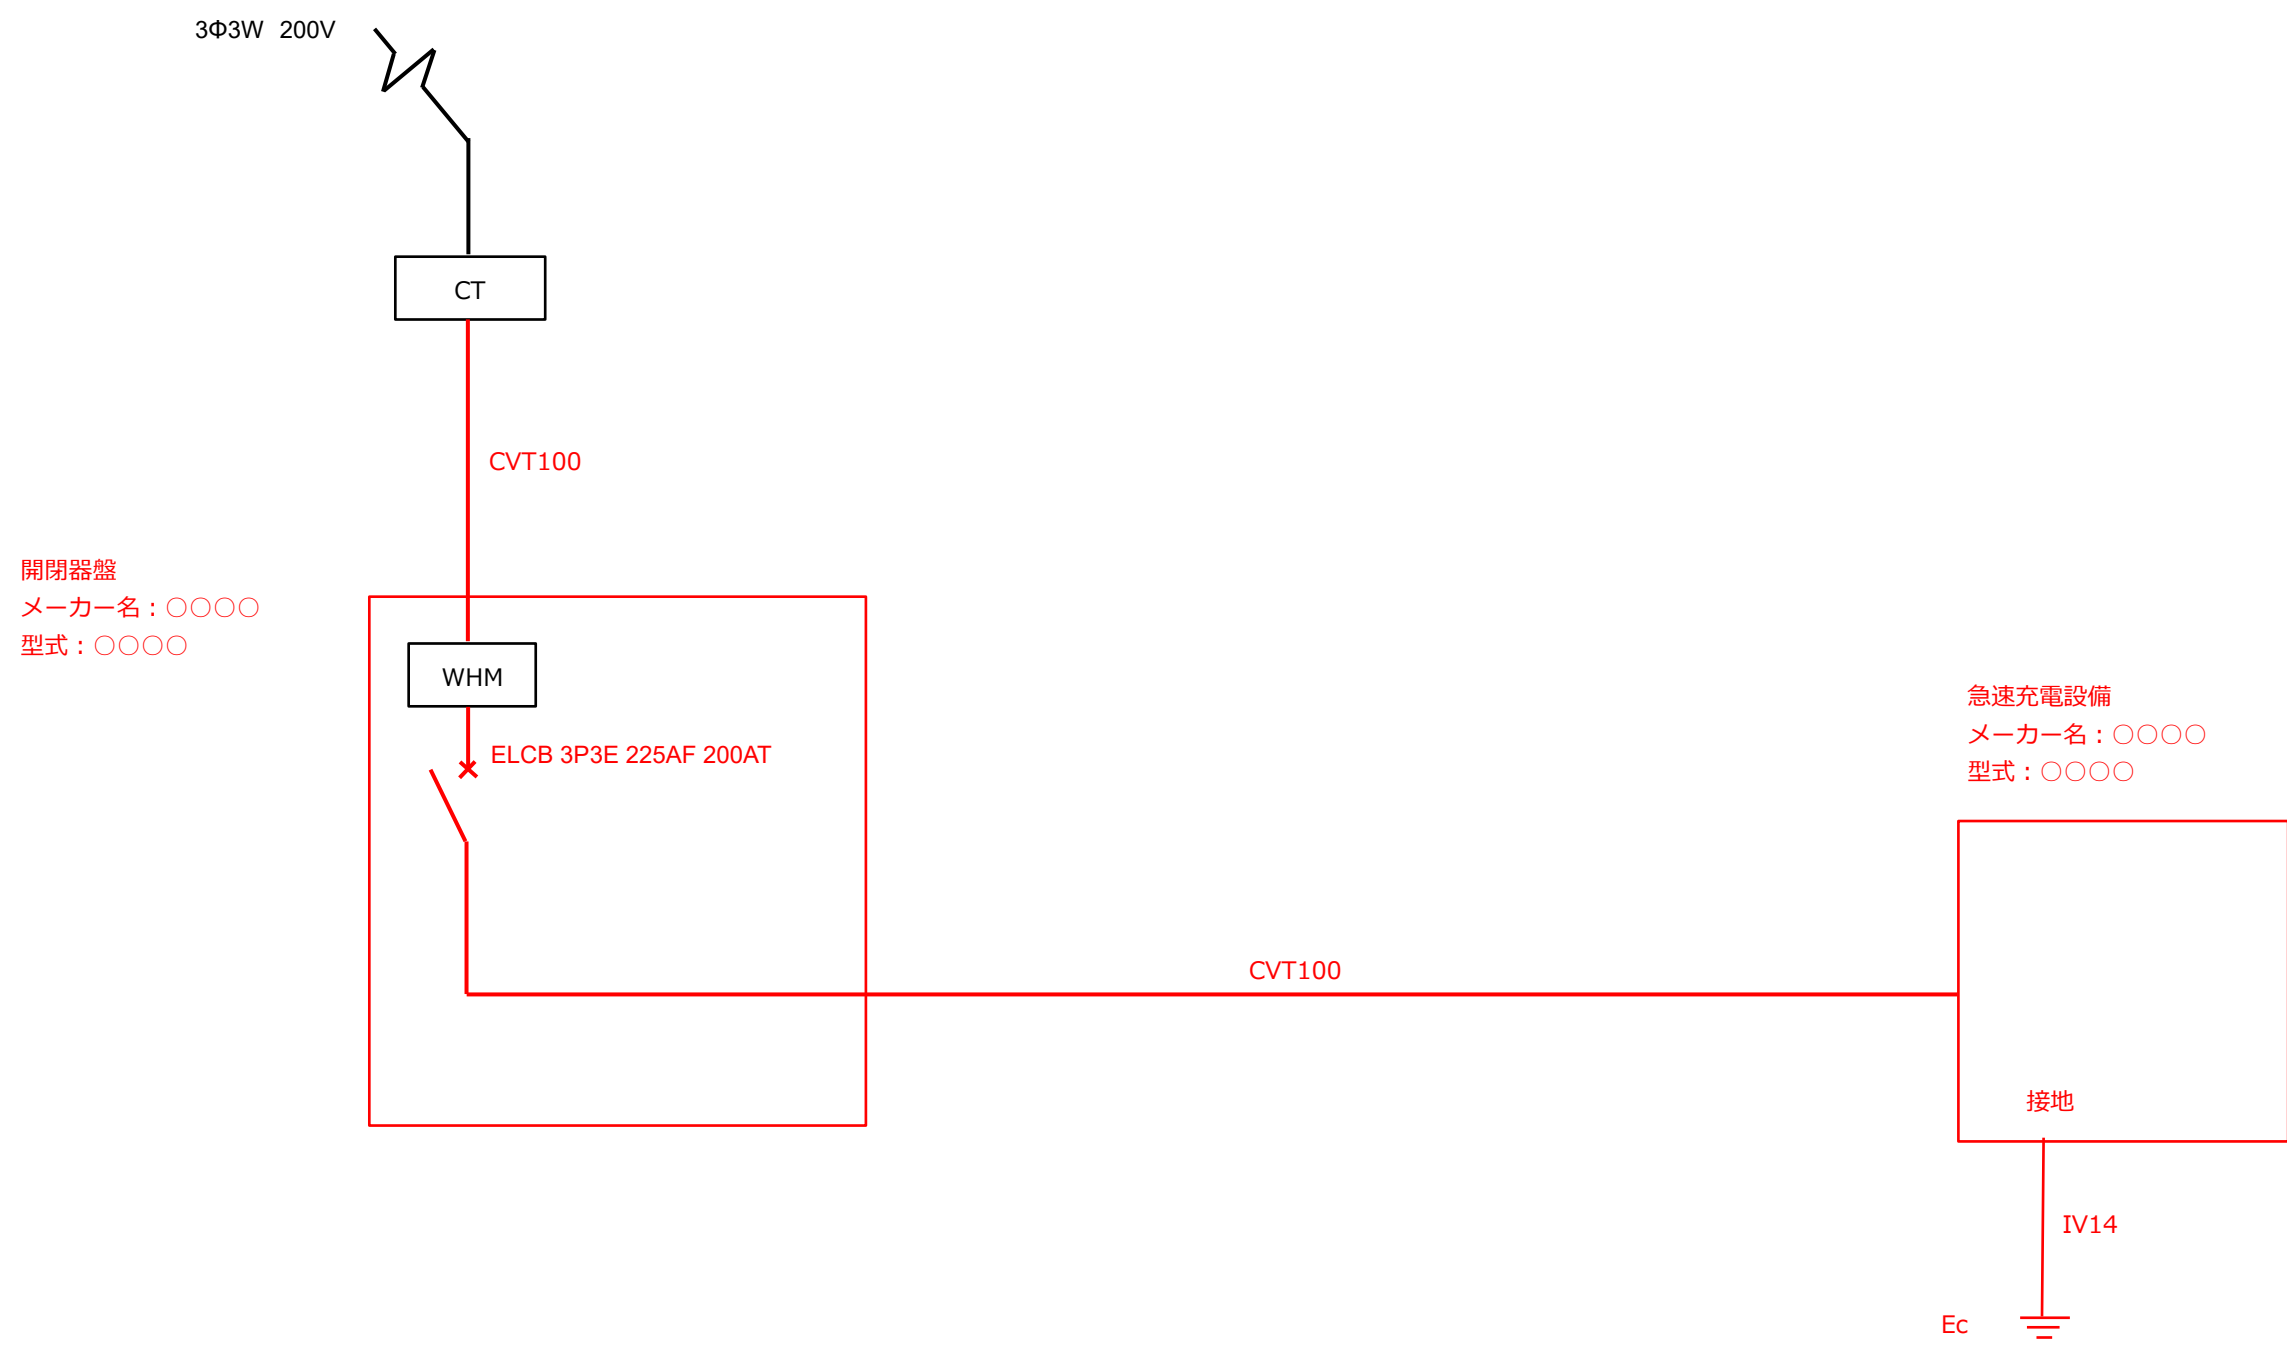

|      |         |      |            |     |            |
|------|---------|------|------------|-----|------------|
| 設置場所 | 〇〇〇〇    | 図面名称 | 電気系統図（例 2） |     |            |
| 作成者  | 〇〇会社 氏名 | -    | -          | 作成日 | 2021.10.15 |

記入例

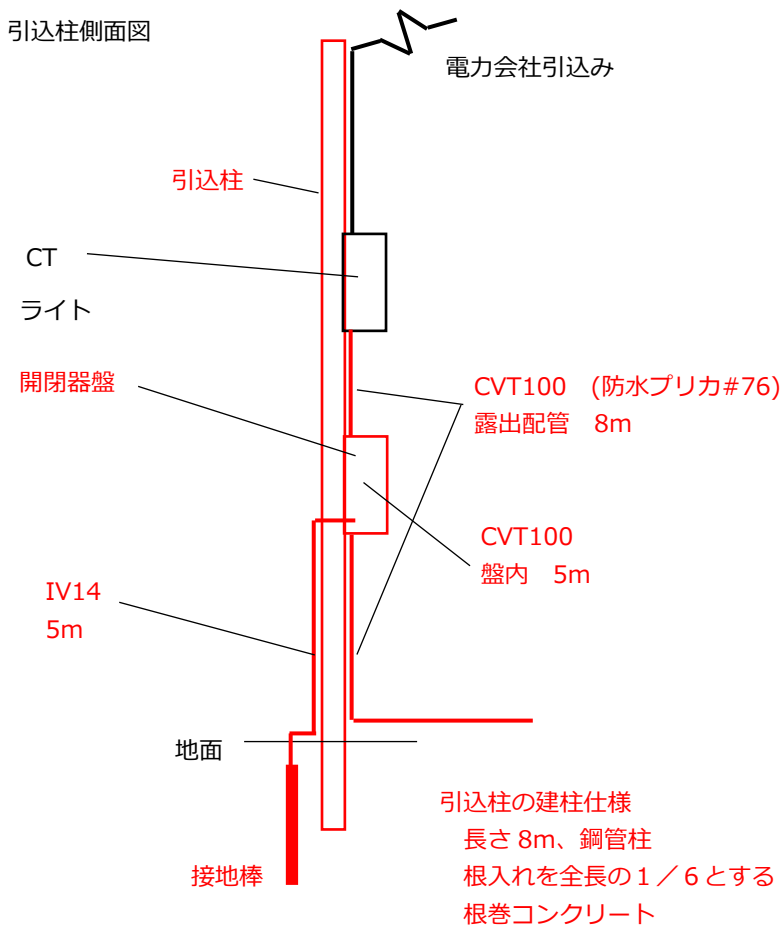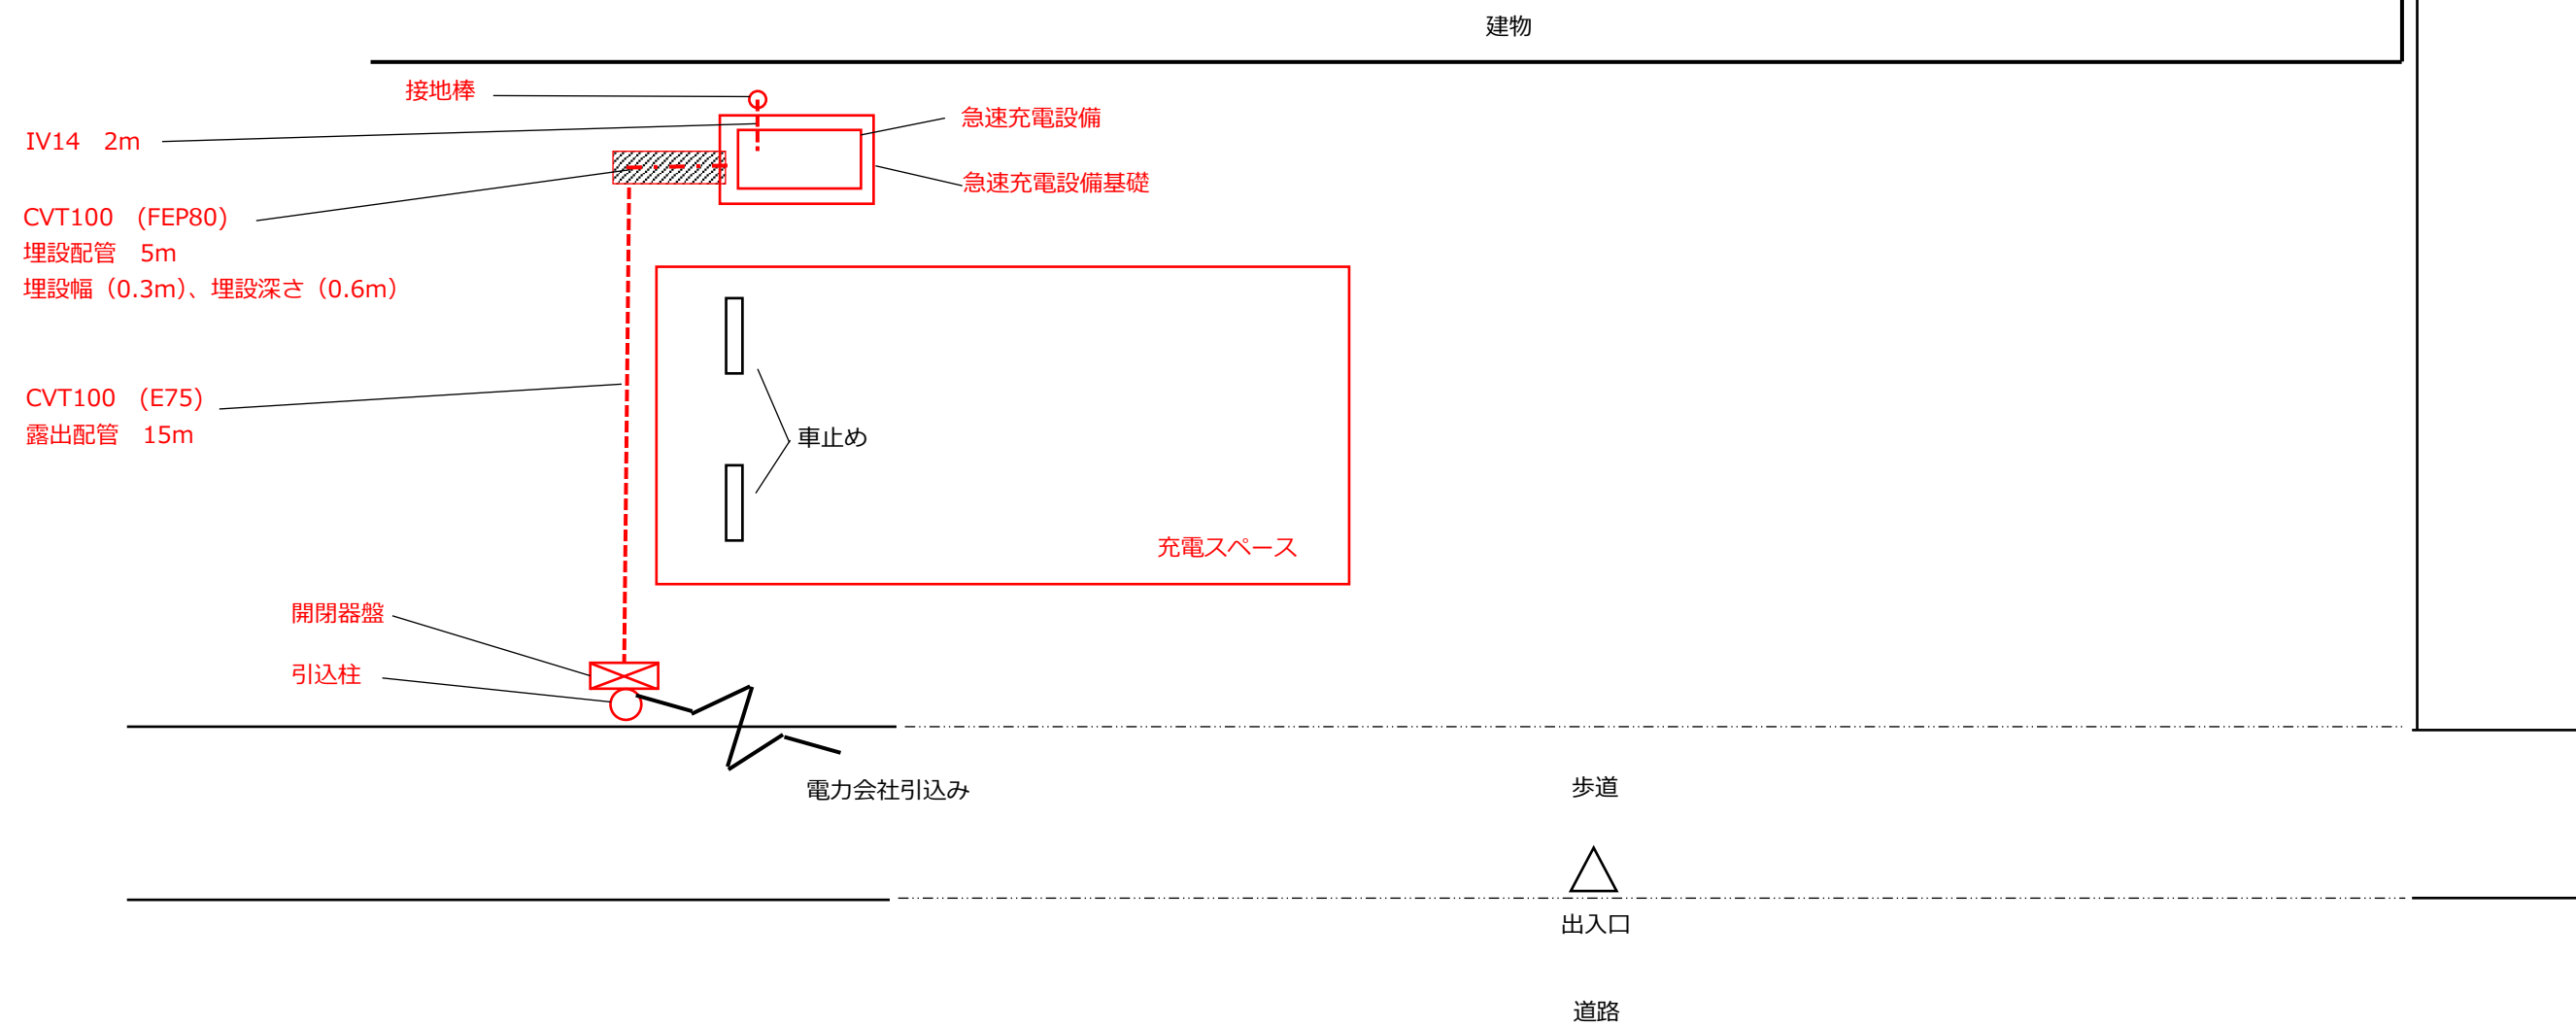


配線、配管の全長

|              |     |
|--------------|-----|
| CVT100       | 33m |
| IV14         | 7m  |
| E75(ねじなし電線管) | 15m |
| FEP80        | 5m  |
| 防水ブリカ#76     | 8m  |

|      |         |      |              |     |            |
|------|---------|------|--------------|-----|------------|
| 設置場所 | 〇〇〇〇    | 図面名称 | 配線ルート図 (例 2) |     |            |
| 作成者  | 〇〇会社 氏名 | 縮尺   | 1/50         | 作成日 | 2021.10.15 |




記入例

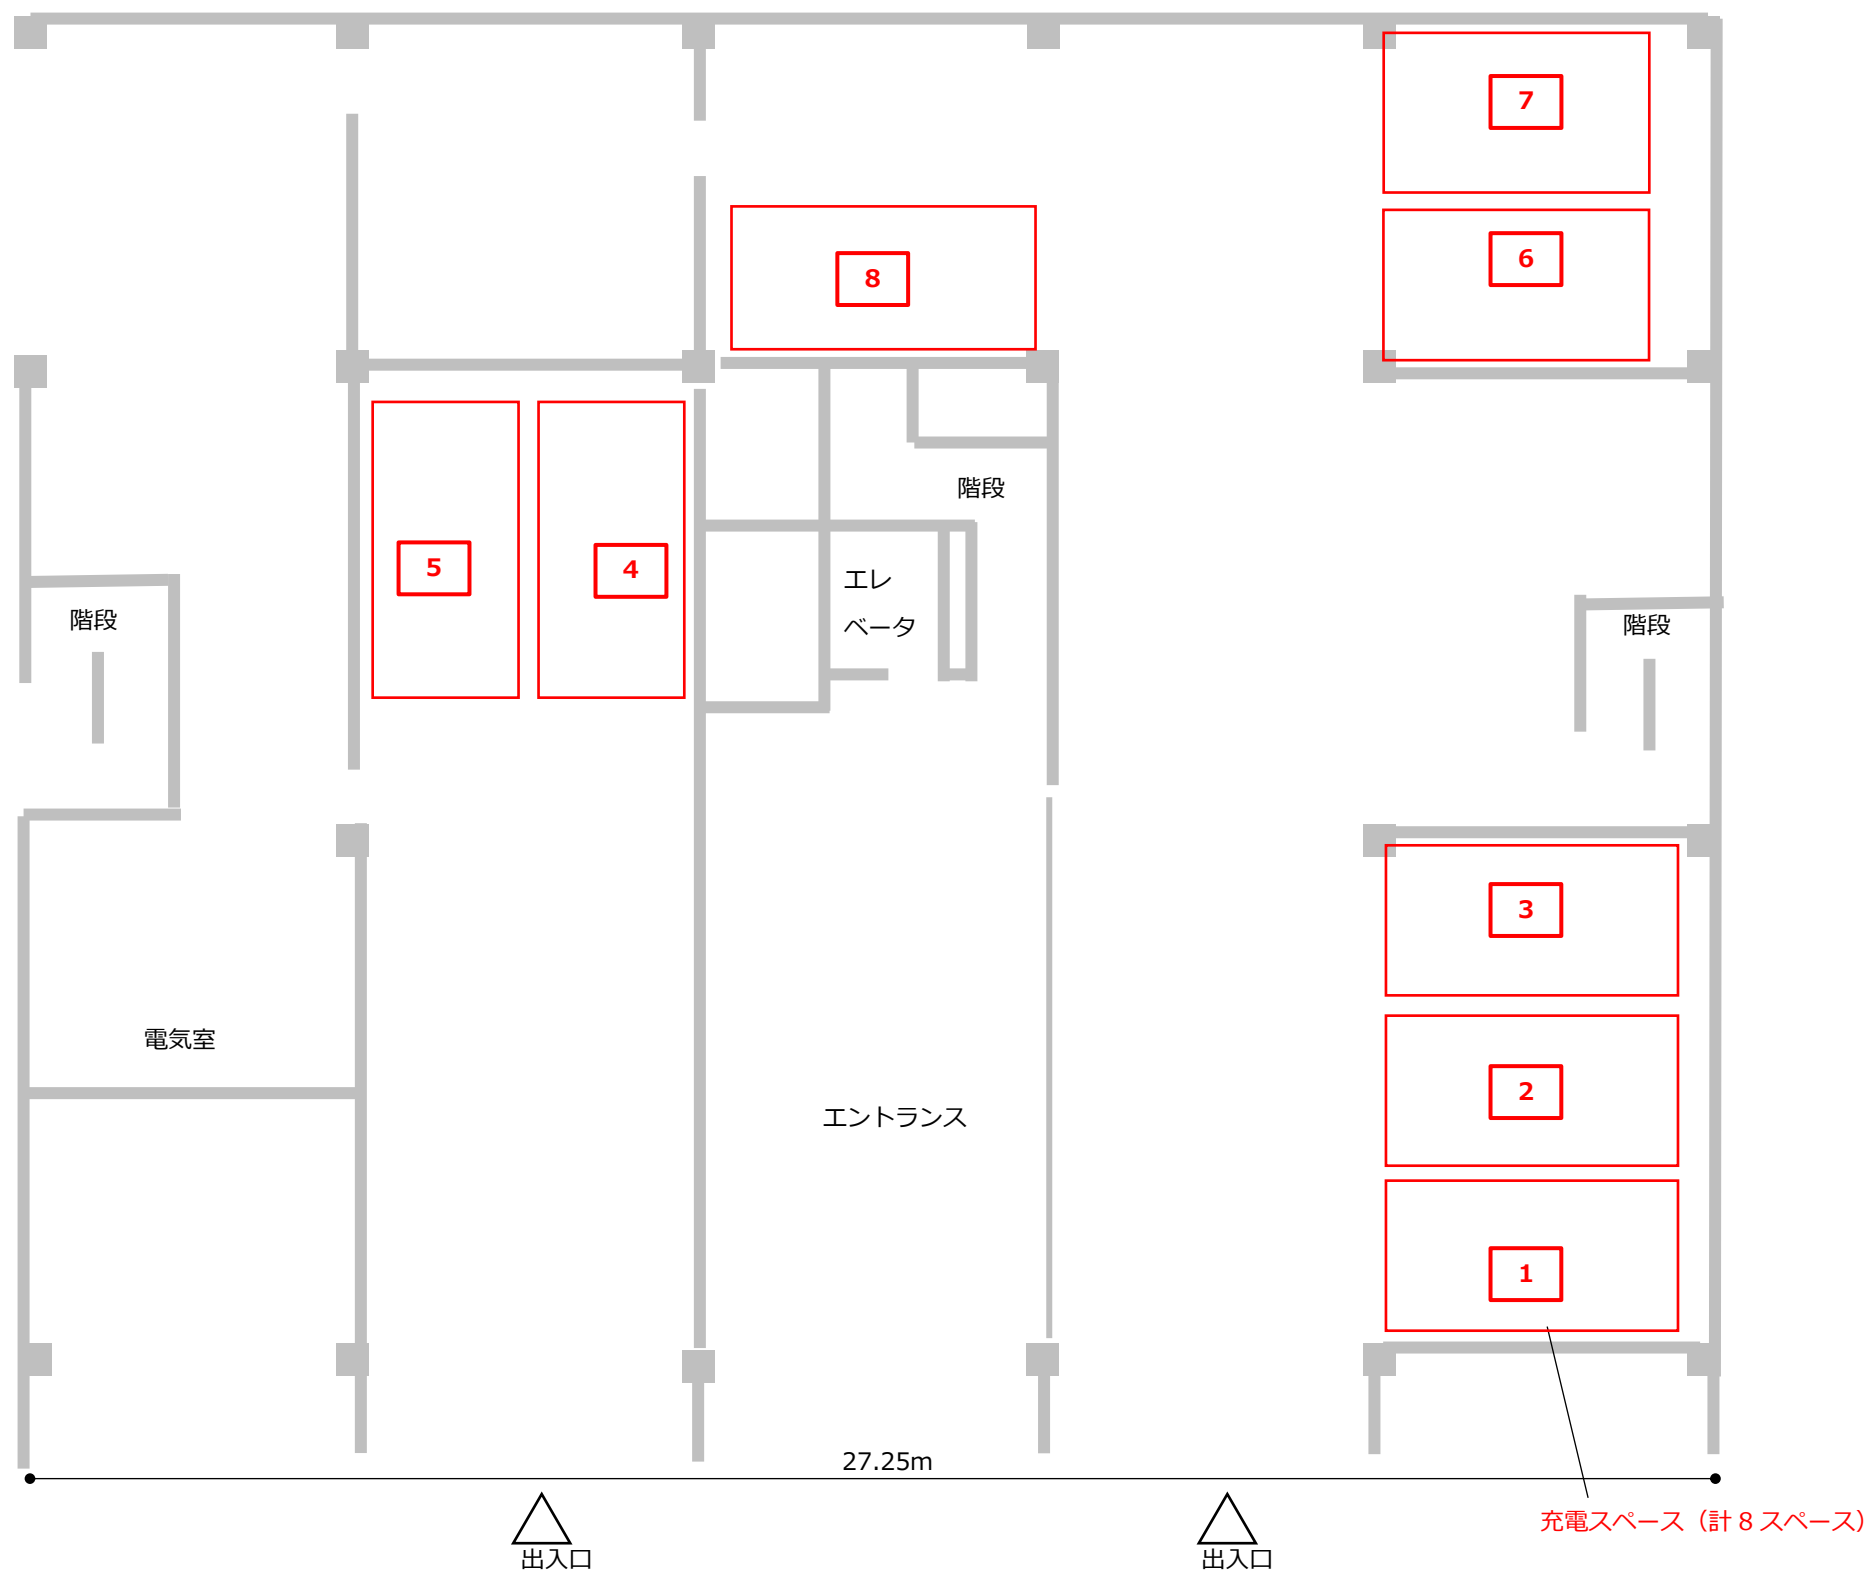


道路

|      |           |      |              |     |            |
|------|-----------|------|--------------|-----|------------|
| 設置場所 | 〇〇〇〇マンション | 図面名称 | 設置場所見取図（例 3） |     |            |
| 作成者  | 〇〇会社 氏名   | -    | -            | 作成日 | 2021.11.17 |

記入例

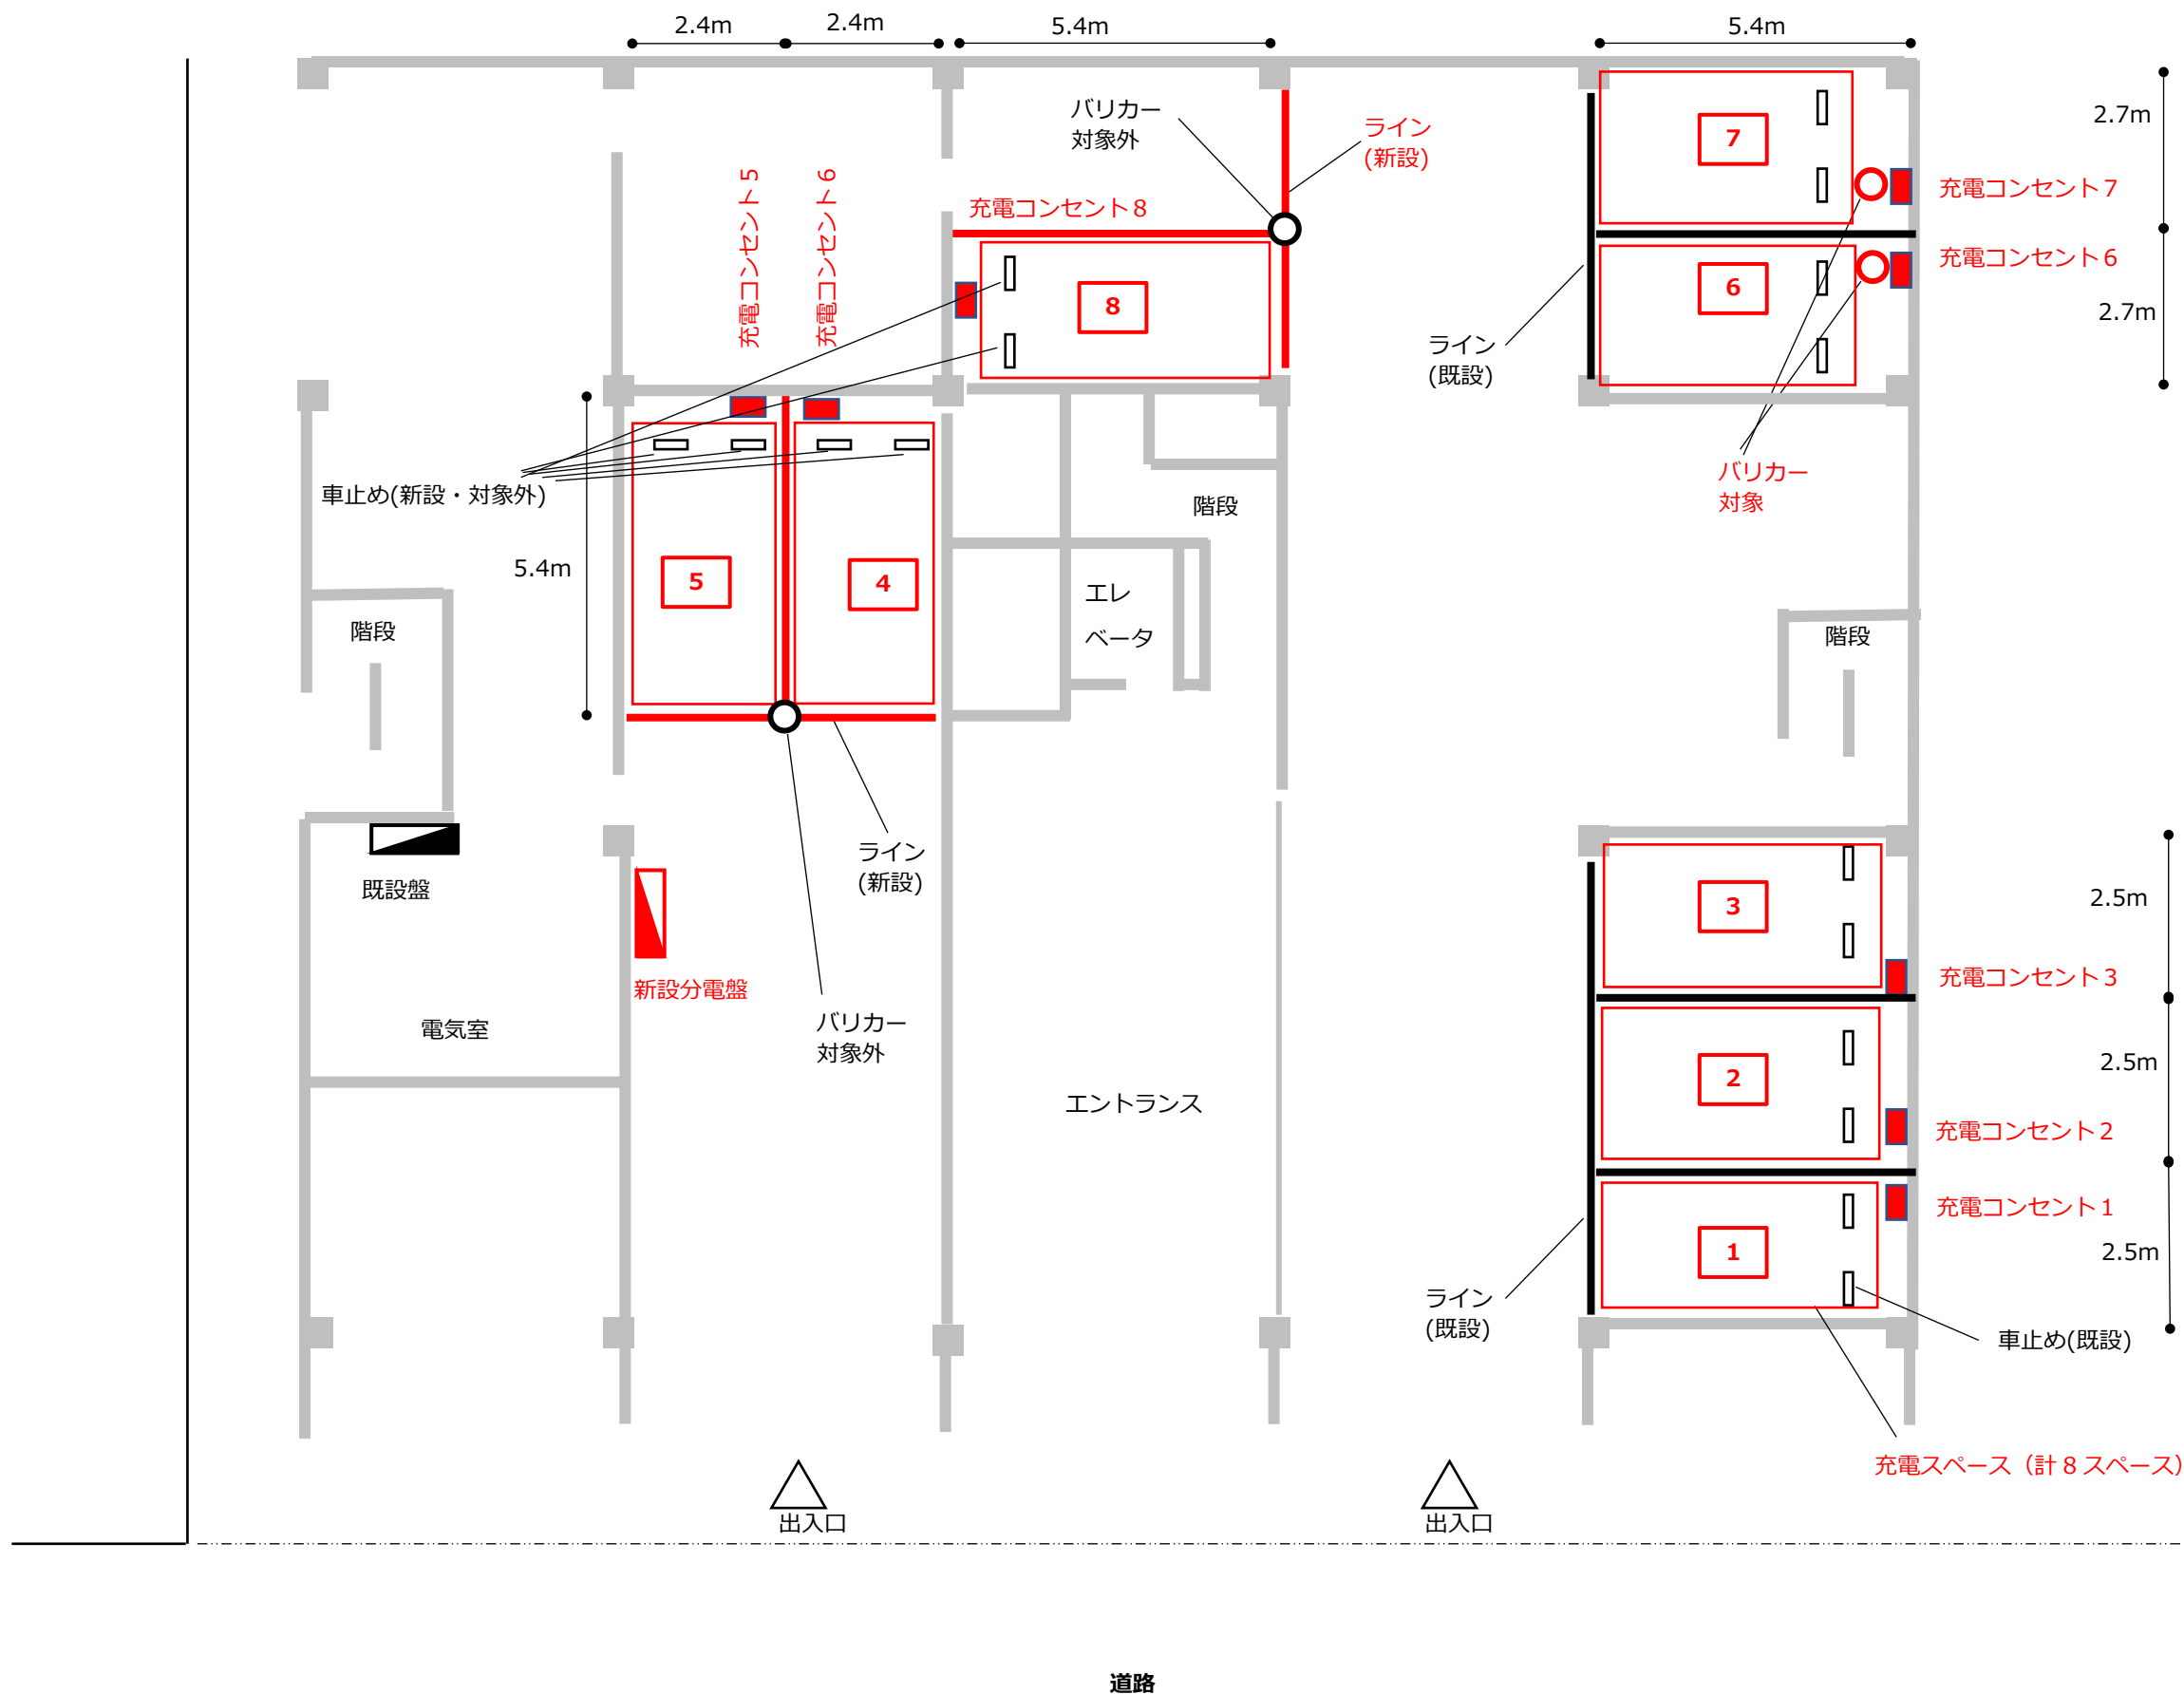

|      |           |      |           |     |            |
|------|-----------|------|-----------|-----|------------|
| 設置場所 | 〇〇〇〇マンション | 図面名称 | 平面図 (例 3) |     |            |
| 作成者  | 〇〇会社 氏名   | 縮尺   | 1/120     | 作成日 | 2021.11.17 |

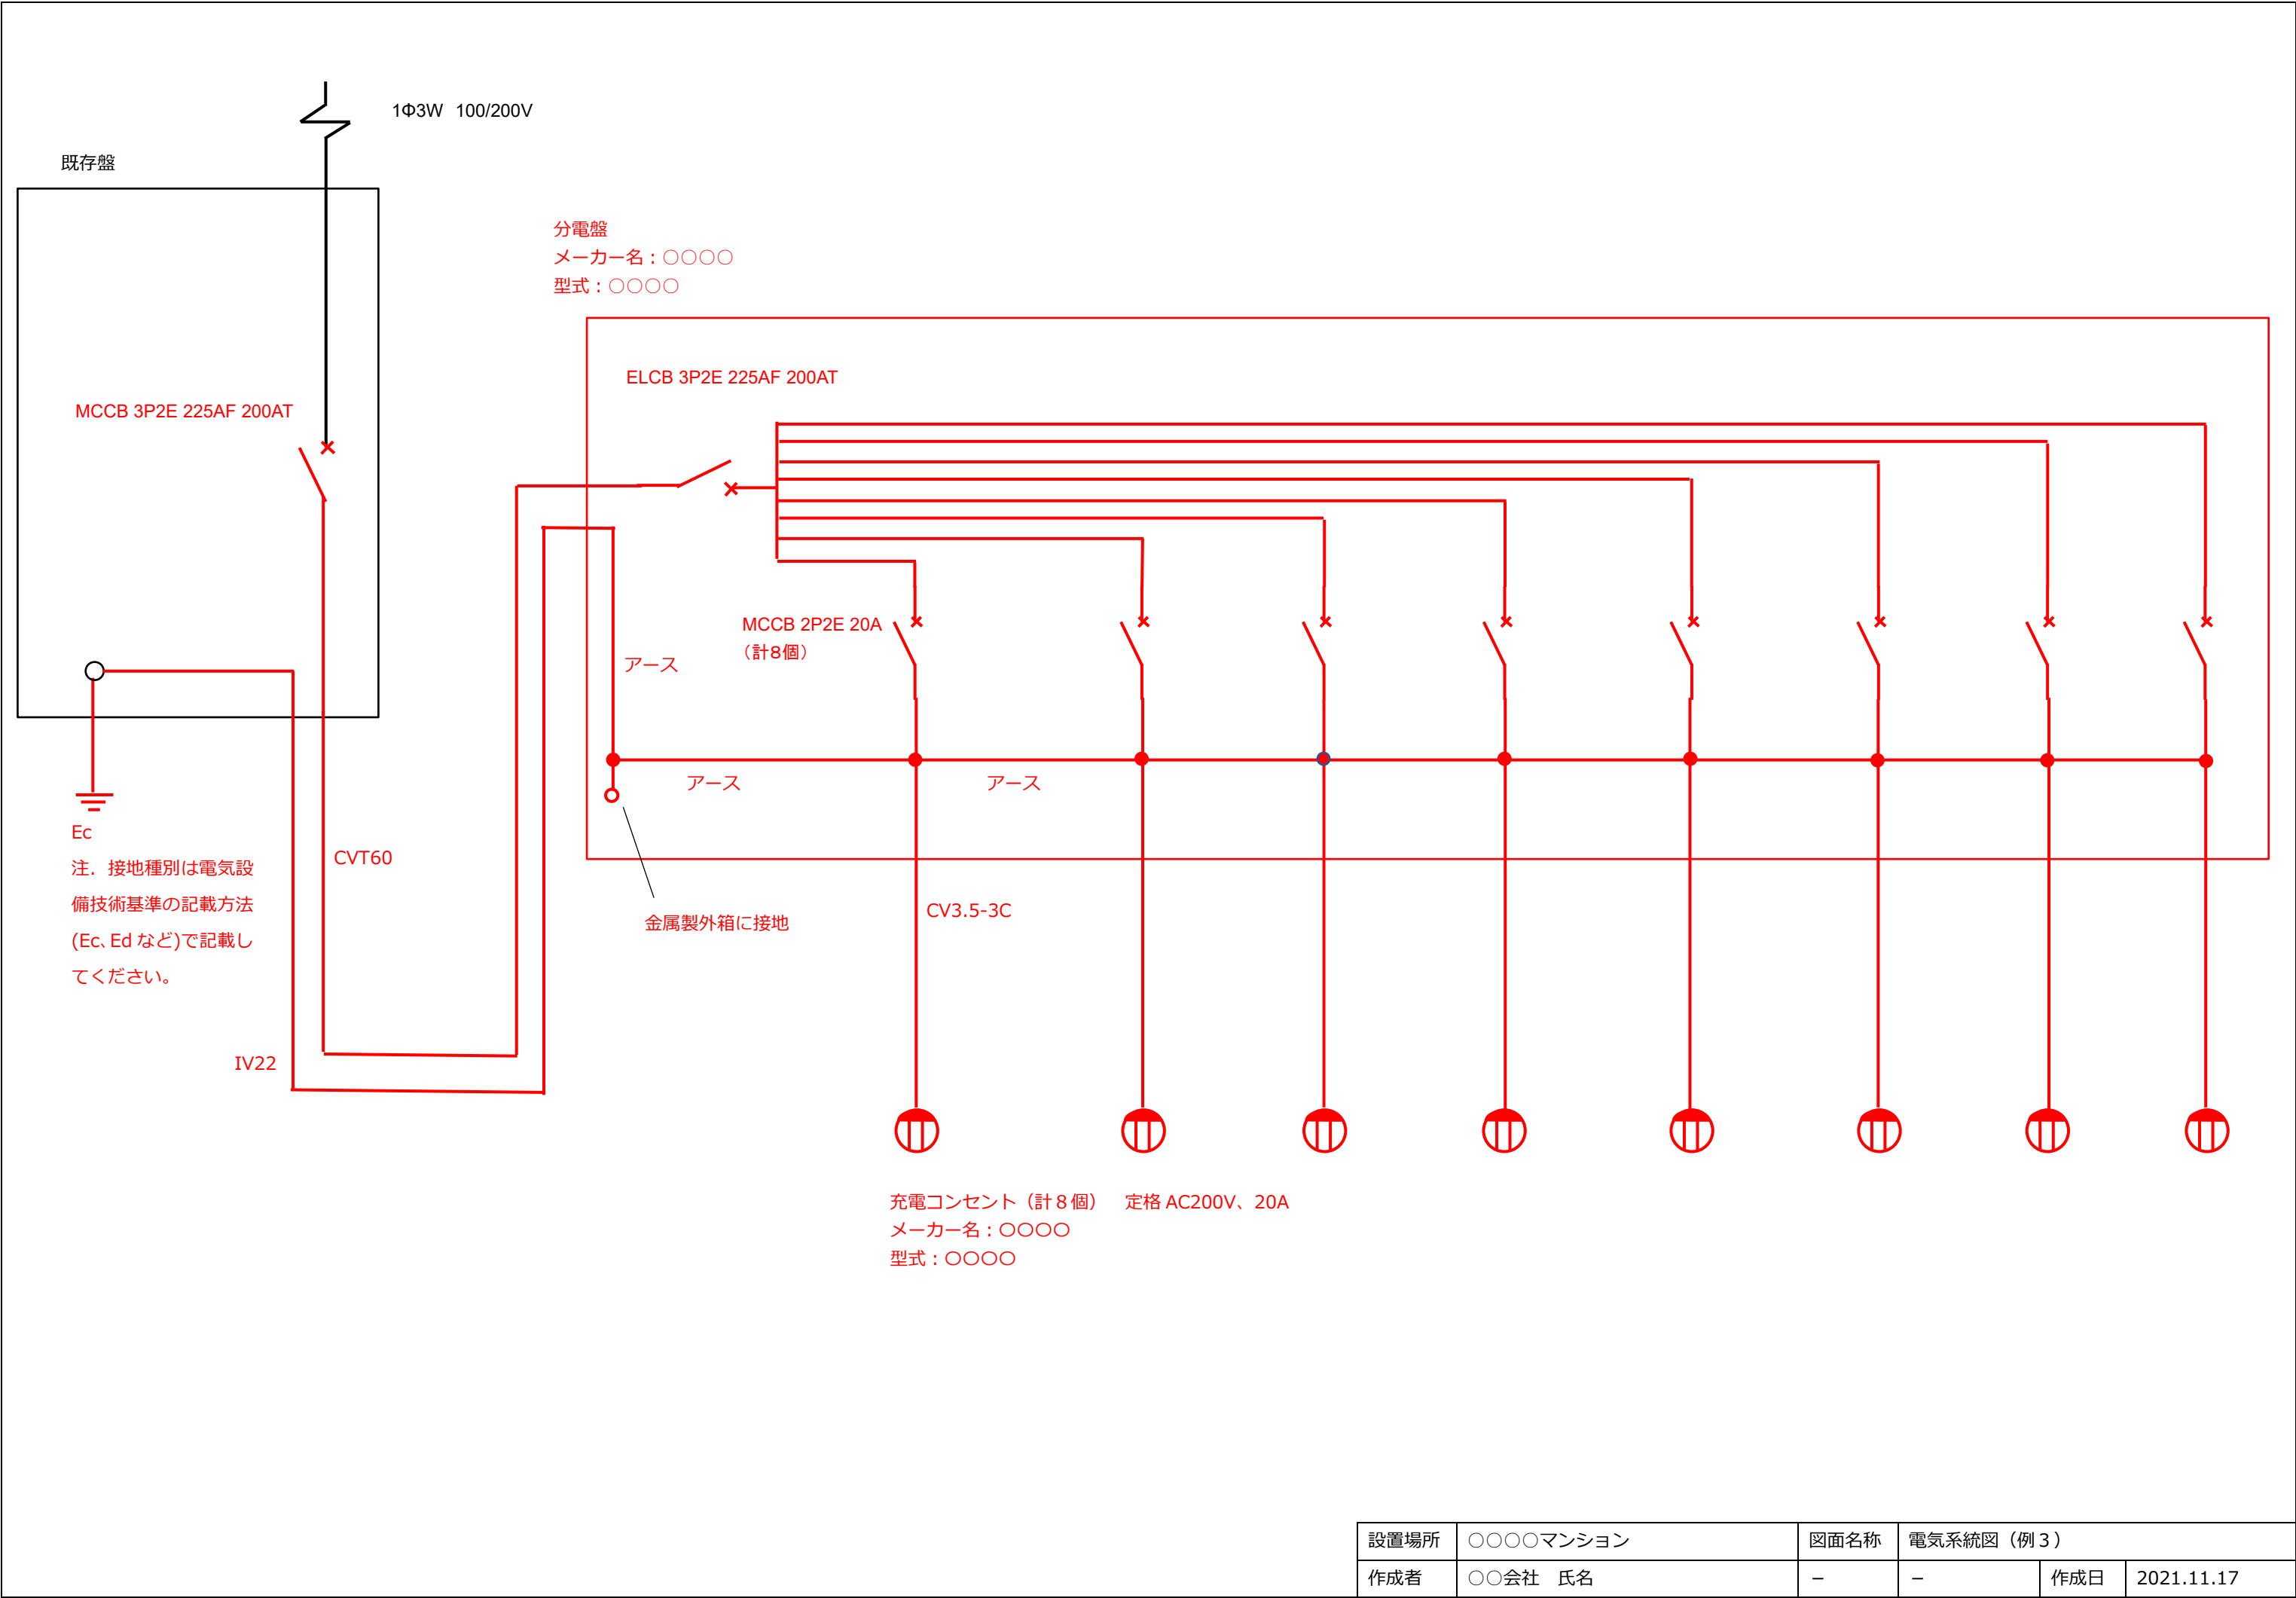


|      |           |      |             |     |            |
|------|-----------|------|-------------|-----|------------|
| 設置場所 | ○○○○マンション | 図面名称 | 電気系統図 (例 3) |     |            |
| 作成者  | ○○会社 氏名   | -    | -           | 作成日 | 2021.11.17 |

配線、配管の全長

|                |      |
|----------------|------|
| CV3.5-3C       | 237m |
| CVT60          | 8m   |
| IV22           | 8m   |
| VE70(硬質ビニル電線管) | 23m  |
| VE54(硬質ビニル電線管) | 49m  |
| VE28(硬質ビニル電線管) | 35m  |

記入例

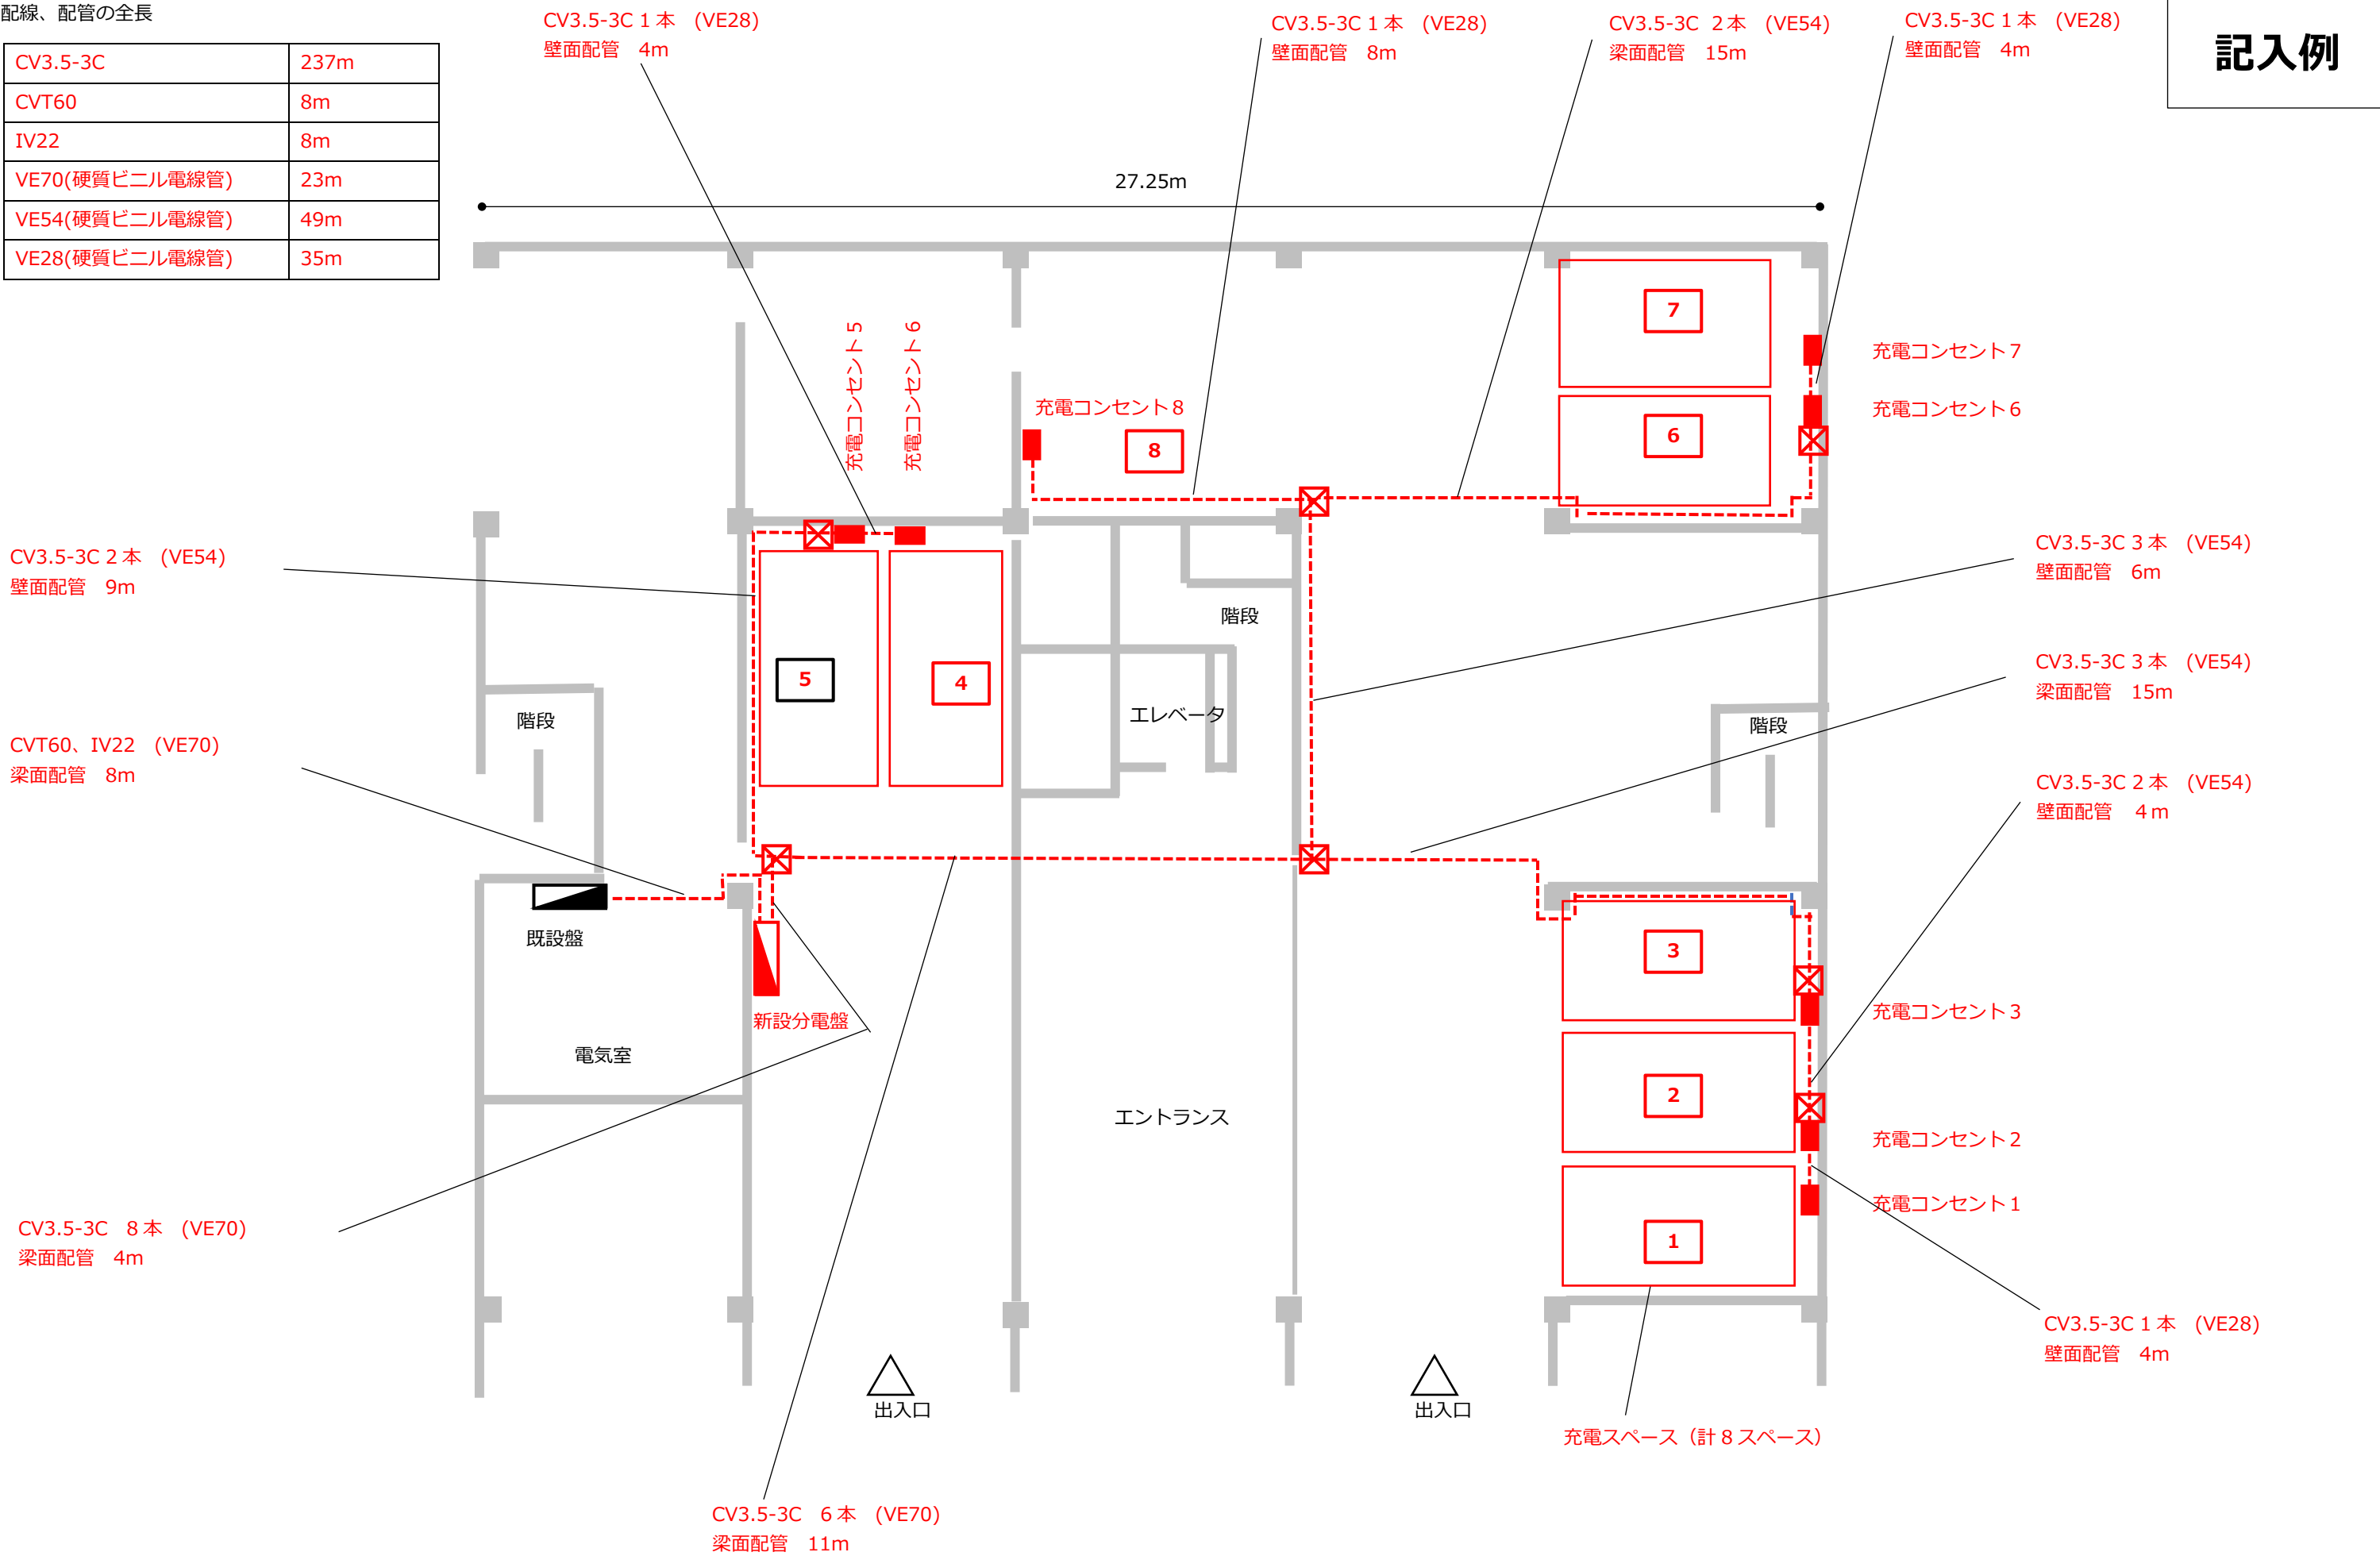

|      |           |      |             |     |            |
|------|-----------|------|-------------|-----|------------|
| 設置場所 | 〇〇〇〇マンション | 図面名称 | 配線ルート図 (例3) |     |            |
| 作成者  | 〇〇会社 氏名   | 縮尺   | 1/120       | 作成日 | 2021.11.17 |